



# SITUACE POZEMNÍ KOMUNIKACE LEVÁ STRANA 1:500

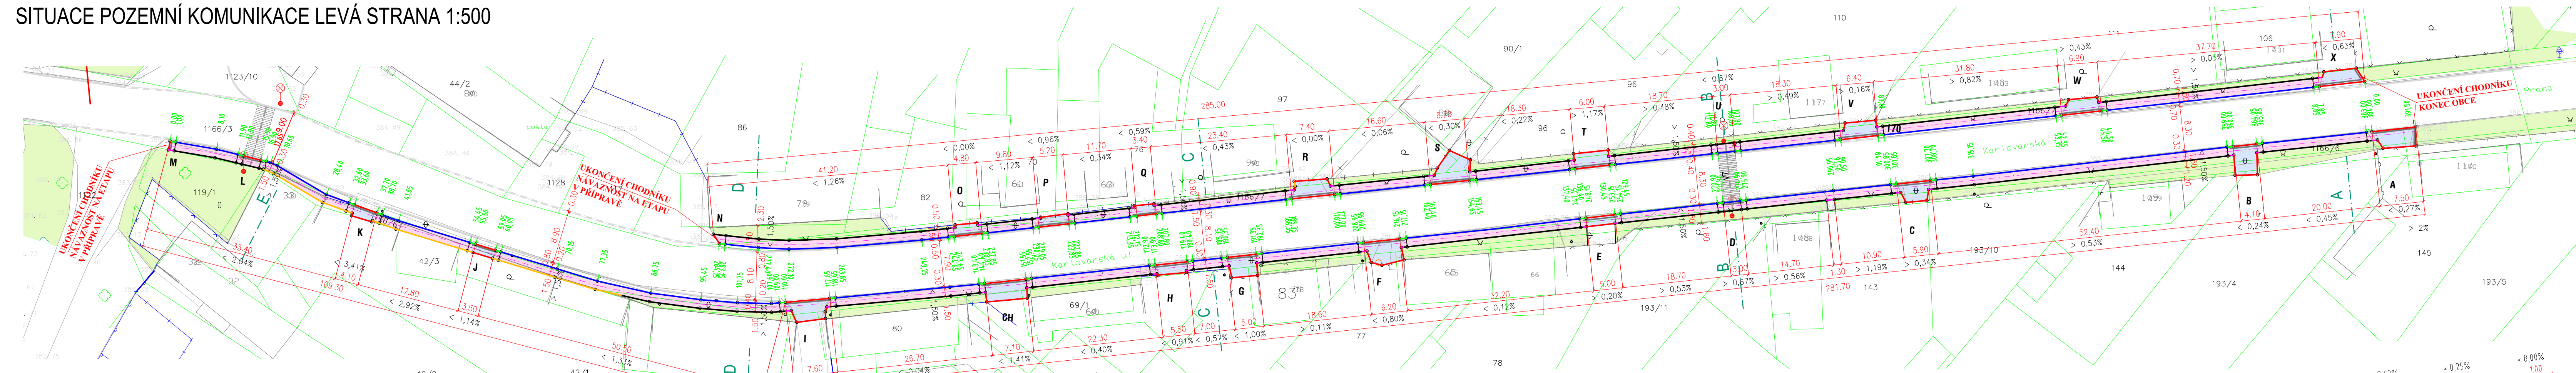

## LEGENDA PLOCH SITUACE:

- NAVRŽENÝ CHODNÍK
- REKONSTRUKCE VJEZDU
- REKONSTRUKCE CHODNÍKU
- STÁVAJÍCÍ ZELEŇ
- ZASTOPENÍ ODVODŇOVACÍHO OBJEKTU
- VODOROVNÉ DZN VODÍCÍ ČÁRA STÁVAJÍCÍ DLE ZAMĚŘENÍ
- STÁVAJÍCÍ PŘECHOD PRO CHODCE
- NAVRŽENÝ PŘECHOD PRO CHODCE
- STANIČENÍ
- OBRUBA SILNIČNÍ NORMÁLNÍ PRŮBĚH + 100 mm
- OBRUBA SILNIČNÍ SNIŽENÁ (PŘEJEZDOVÁ) 0 AŽ +20 mm
- OBRUBA SILNIČNÍ PŘECHODOVÁ
- OBRUBA PARKOVÁ NORMÁLNÍ PRŮBĚH + 60 mm
- OBRUBA PARKOVÁ PŘECHODOVÁ
- UKONČENÍ DLAŽBY DO STĚNY (BUDOVA, PLOT)

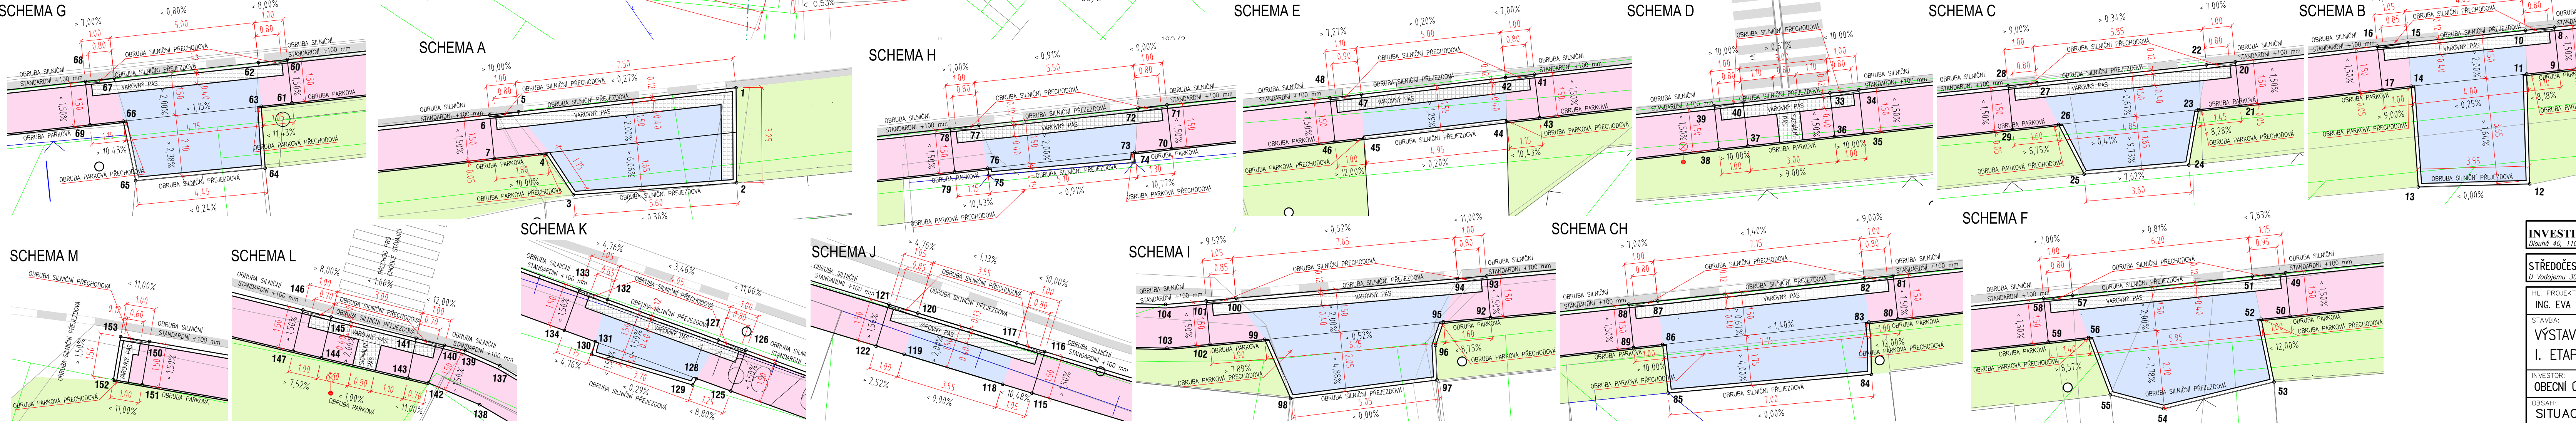


## LEGENDA PLOCH SCHEMAT:


- NAVRŽENÝ CHODNÍK
- REKONSTRUKCE VJEZDU
- REKONSTRUKCE CHODNÍKU
- STÁVAJÍCÍ ZELEŇ
- HMATOVÉ PRVKY, BAREVNÁ KONTRASTNÍ DLAŽBA S VYSTUPKY DLE NV č. 163/02
- VODOROVNÉ DZN VODÍCÍ ČÁRA STÁVAJÍCÍ DLE ZAMĚŘENÍ
- STÁVAJÍCÍ PŘECHOD PRO CHODCE
- NAVRŽENÝ PŘECHOD PRO CHODCE
- VYTÝČOVACÍ BOD (XYZ)

<b>INVESTING - Ing. Ivan Pšenička</b> Projektijní a inženýrská stavební kancelář <small>Dlouhá 40, 110 00 Praha 1, tel/fax: 224813218, mobil: 603182961, e-mail: investing@iqin.cz</small>		
<b>STŘEDOČESKÉ VODÁRNÝ A.S.</b> Středisko projekce Kladno Ing. Marie Večeřová <small>U Vodárny 3085, 272 80 Kladno, tel: 312812134, fax: 312267508, e-mail: marie.veceřova@vkm.cz</small>		
HL. PROJEKTANT: STAVBA:	KRESLÍČ: VÝSTAVBA CHODNÍKŮ V OBCI HOŘESEDLY I. ETAPA – CHODNÍKY V UL. KARLOVARSKÁ	KONTROLOVAL: ING. IVAN PŠENIČKA
INVESTOR: OBECNÍ ÚŘAD HOŘESEDLY	STAVBA 1 C	STUPĚŇ: DSP DATUM: 01/2010 MĚŘÍTKO: 1:500 Č. ZAKÁZKY: Č. VÝKRESU: 1.2.1.1
OBSAH: SITUACE POZEMNÍ KOMUNIKACE LEVÁ STRANA		

SITUACE POZEMNÍ KOMUNIKACE PRAVÁ STRANA 1:500

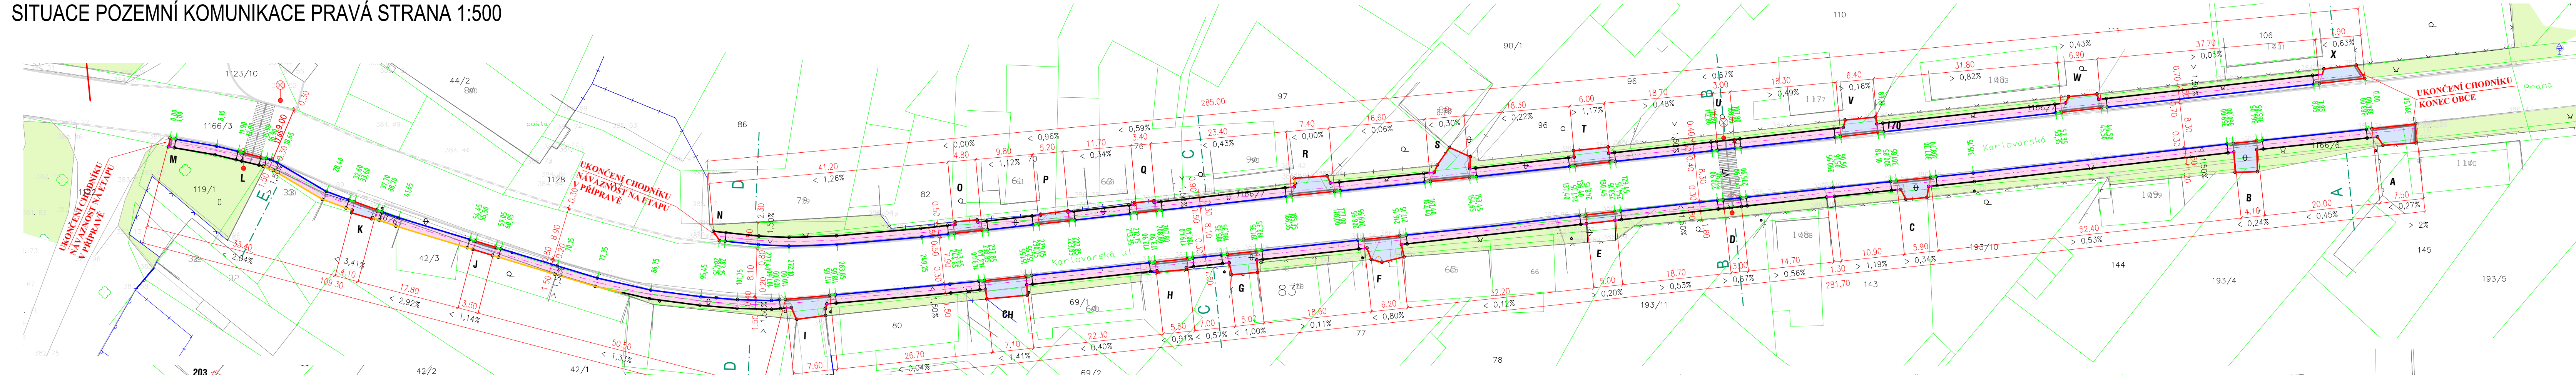

- LEGENDA PLOCH SITUACE:**
- NAVRŽENÝ CHODNÍK
  - REKONSTRUKCE VJEZDU
  - REKONSTRUKCE CHODNÍKU
  - STÁVAJÍCÍ ZELEN'
  - ZASTROPENÍ ODVODŇOVACÍHO OBJEKTU
  - VODOROVNÉ DZN VODÍCÍ ČÁRA STÁVAJÍCÍ DLE ZAMĚŘENÍ
  - STÁVAJÍCÍ PŘECHOD PRO CHODCE
  - NAVRŽENÝ PŘECHOD PRO CHODCE
  - STANIČNÍ
  - OBRUBA SILNIČNÍ NORMÁLNÍ PRŮBĚH + 100 mm
  - OBRUBA SILNIČNÍ SNIŽENÁ (PŘEJZDOVÁ) 0 AŽ + 20 mm
  - OBRUBA SILNIČNÍ PŘECHODOVÁ
  - OBRUBA PARKOVÁ NORMÁLNÍ PRŮBĚH + 60 mm
  - OBRUBA PARKOVÁ PŘECHODOVÁ
  - UKONČENÍ DLAŽBY DO STĚNY (BUDOVA, PLOT)

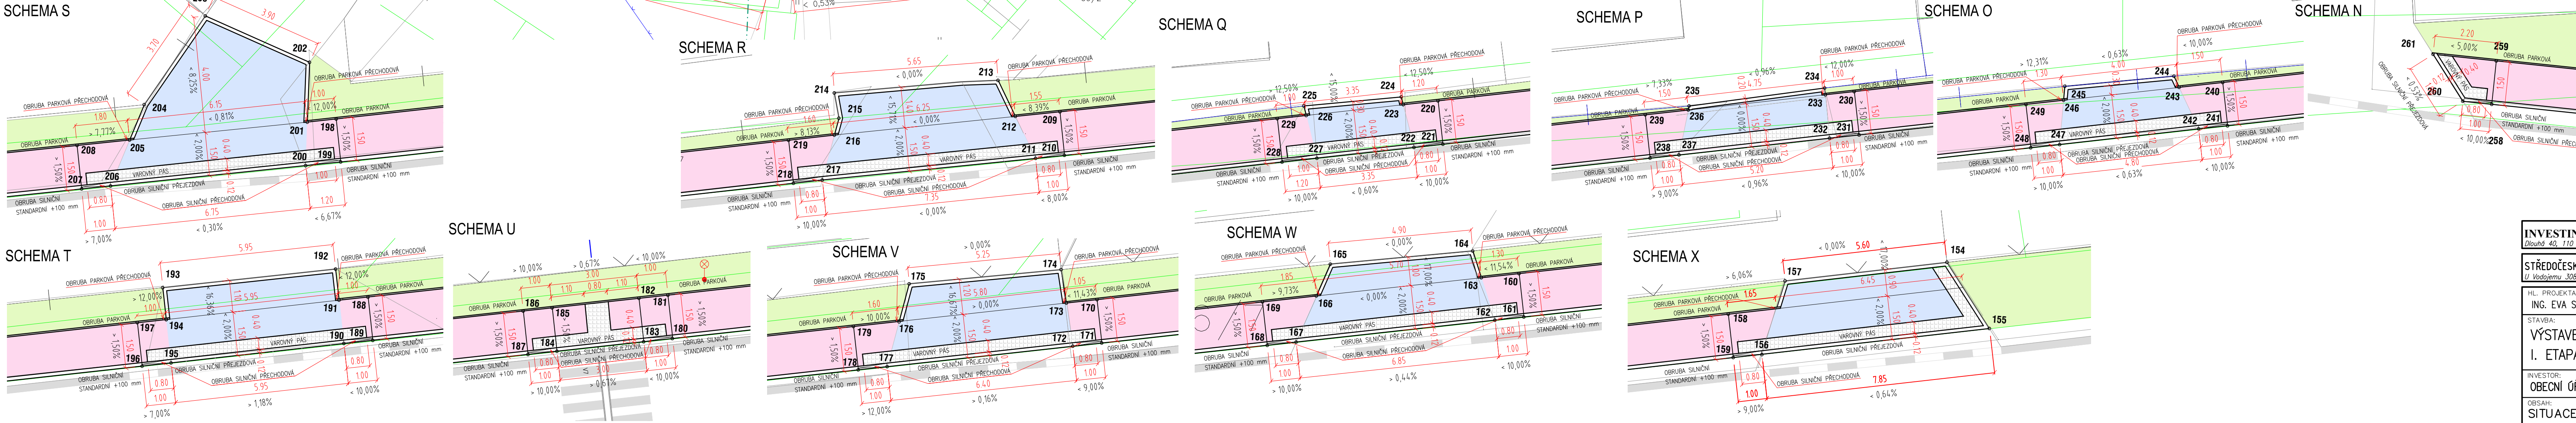

- LEGENDA PLOCH SCHEMATA:**
- NAVRŽENÝ CHODNÍK
  - REKONSTRUKCE VJEZDU
  - REKONSTRUKCE CHODNÍKU
  - STÁVAJÍCÍ ZELEN'
  - HMĚTOVÉ PRVKY, BAREVNÁ KONTRASTNÍ DLAŽBA S VYSTUPKY DLE NV č. 163/02
  - VODOROVNÉ DZN VODÍCÍ ČÁRA STÁVAJÍCÍ DLE ZAMĚŘENÍ
  - STÁVAJÍCÍ PŘECHOD PRO CHODCE
  - NAVRŽENÝ PŘECHOD PRO CHODCE
  - 000 VYTYČOVACÍ BOD (XYZ)

<b>INVESTING- Ing. Ivan Pšenička</b> Projektová a inženýrská stavební kancelář Dlouhá 40, 110 00 Praha 1, tel./fax: 224813218, mobil: 603182961, e-mail: investing@logix.cz		
<b>STŘEDOČESKÉ VODÁRNÝ a.s. Středisko projekce Kladno</b> Ing. Marie Večeřová U Vodáren 3085, 272 80 Kladno, tel. 312812134, fax: 312267508, e-mail: marie.veceřova@vm.cz		<b>VEOLIA VODA</b>
HL. PROJEKTANT: ING. EVA SVOBODOVÁ	KRESLÍČ: KAREL PAROLEK	KONTROLOVAL: ING. IVAN PŠENIČKA
STAVBA: VÝSTAVBA CHODNÍKŮ V OBCI HOŘESEDLY I. ETAPA – CHODNÍKY V UL. KARLOVARSKÁ	DATUM: 01/2010	MĚRÍTKO: 1:500 Č. ZAKÁZKY:
INVESTOR: OBCENÍ ÚŘAD HOŘESEDLY	ODDÍL: SITUACE POZEMNÍ KOMUNIKACE PRAVÁ STRANA	Č. VÝKRESU: <b>STAVBA 1 C</b> 1.2.1.2



# PODÉLNÝ PROFIL PRAVÁ STRANA 1:500

POVRCH

ÚZEMÍ K.Ú. HOŘESEDLY

DÉLKA/VÝŠKA

0,1/1

CHODNÍK

KOMUNIKACE

KRAJNICE KOMUNIKACE / TERÉN

1166/7

KÓTA VRCHU SILNIČNÍ OBRUBY

KÓTA KOMUNIKACE

SROVNÁVACÍ ROVINA 380,00 B.p.v.


STANIČENÍ (m)

TRASA CHODNÍKU

POLOHA CHODNÍKU mm

ZNAMÉNKO SKLONU

SKLON CHODNÍKU (%)

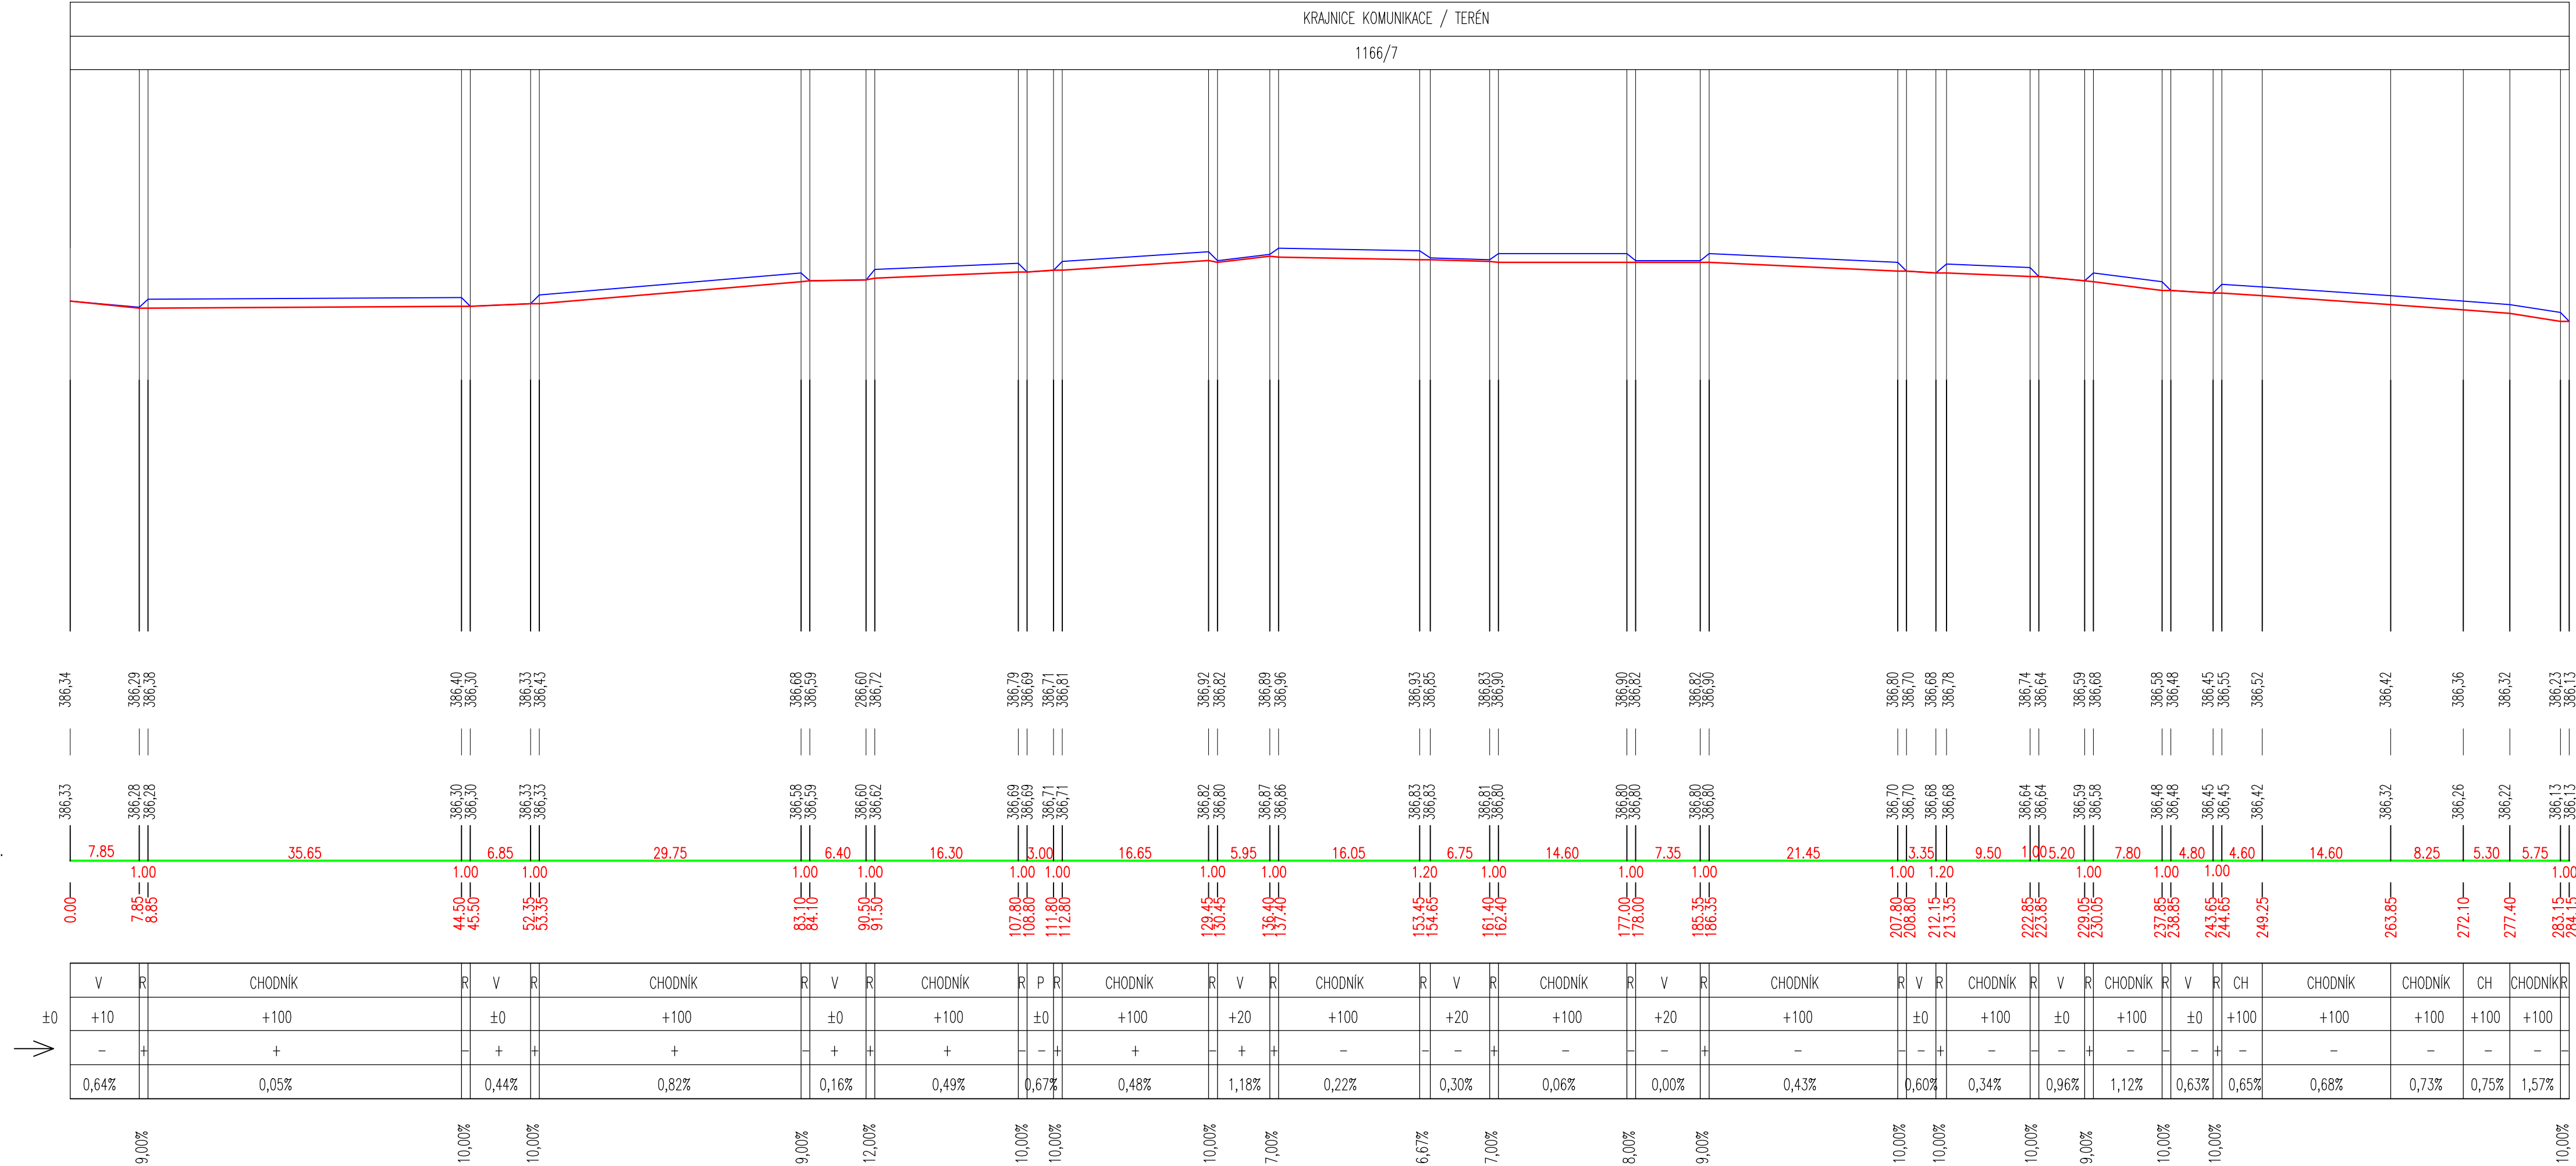


## VYSVĚTLIVKY ZKRATEK:

- P = PŘECHOD
- V = VJEZD
- R = RAMPA
- CH = CHODNÍK


<b>INVESTING- Ing. Ivan Pšenička</b> Projektční a inženýrská stavební kancelář <small>Dlouhá 40, 110 00 Praha 1, tel/fax:224813218, mobil:603182961, e-mail:investing@logix.cz</small>		
<b>STŘEDOČESKÉ VODÁRNÝ a.s.</b> Středisko projekce Kladno Ing. Marie Večeřová <small>U Vodajemu 3085, 272 80 Kladno, tel: 312812134, fax: 312267508, e-mail: marie.vecerova@vkm.cz</small>		
HL. PROJEKTANT: ING. EVA SVOBODOVÁ	KRESLÍČ: KAREL PAROLEK	KONTROLOVAL: ING. IVAN PŠENIČKA
STAVBA: <b>VÝSTAVBA CHODNÍKŮ V OBCI HOŘESEDLY</b> I. ETAPA – CHODNÍKY V UL. KARLOVARSKÁ		STUPEŇ: DSP
INVESTOR: OBCENÍ ÚŘAD HOŘESEDLY		MĚŘÍTKO: 1:500
ODDÍL: <b>STAVBA 1</b>		Č. ZAKÁZKY:
OBSAH: PODÉLNÝ PROFIL PRAVÁ STRANA		Č. VÝKRESU: <b>1.2.2.2</b>



## PŘÍČNÝ ŘEZ A - A 1:100

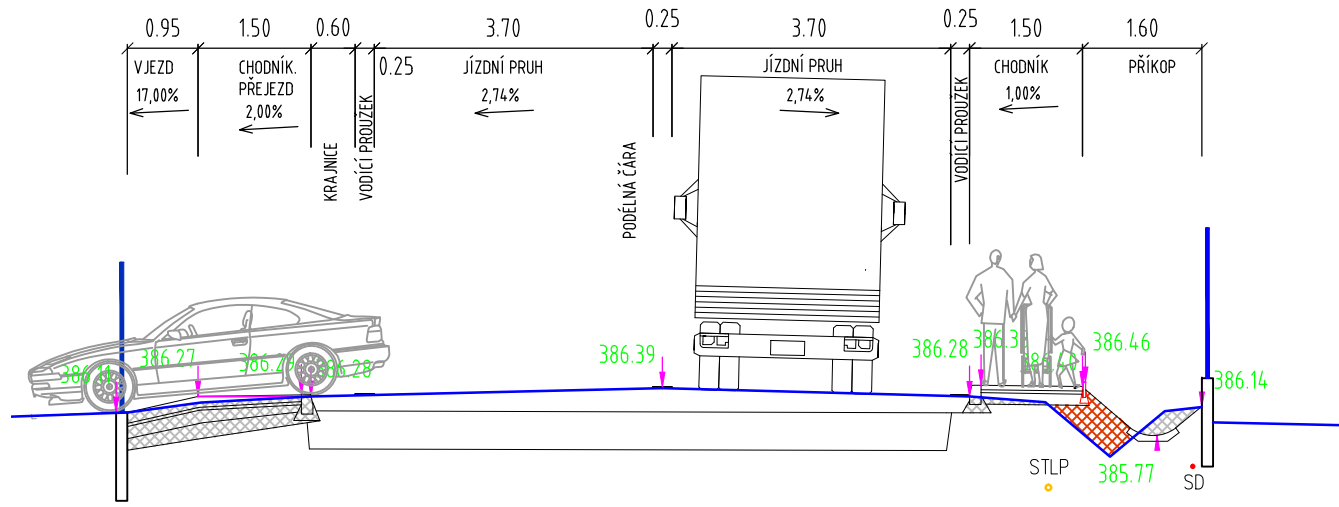


## PŘÍČNÝ ŘEZ C - C 1:100

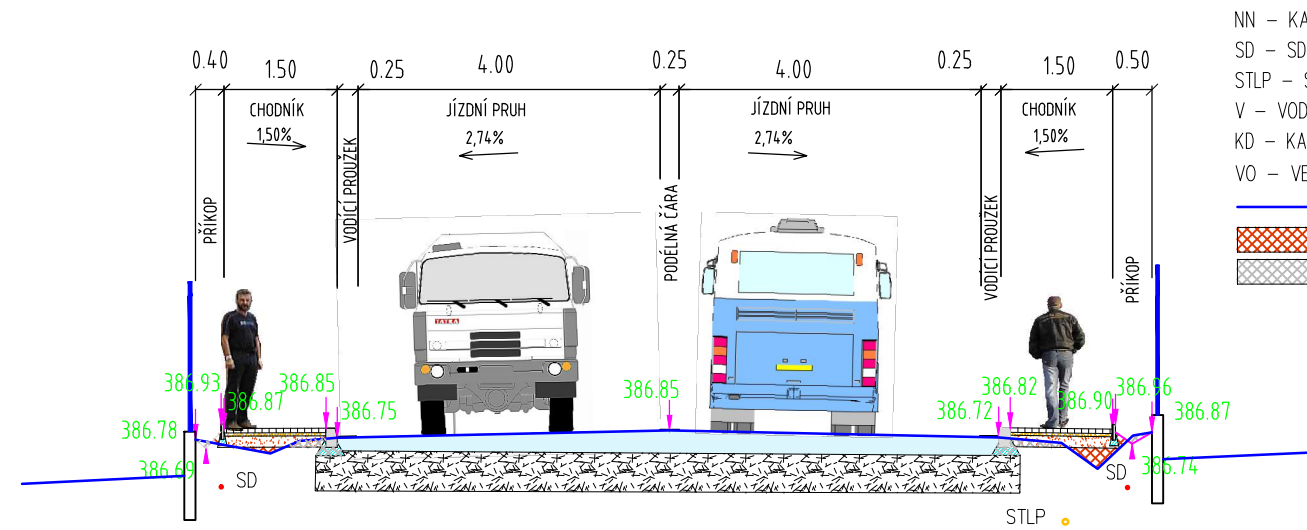


### LEGENDA:

- NN – KABELY NÍZKÉHO NAPĚTÍ
- SD – SDĚLOVACÍ KABELY
- STLP – STL PLYNOVOD
- V – VODOVODNÍ POTRUBÍ
- KD – KANALIZACE DEŠŤOVÁ
- VO – VEŘEJNÉ OSVĚTLENÍ
- STÁVAJÍCÍ TERÉN
- ▨ NÁSEP
- ▨ ODKOP


## PŘÍČNÝ ŘEZ B - B 1:100

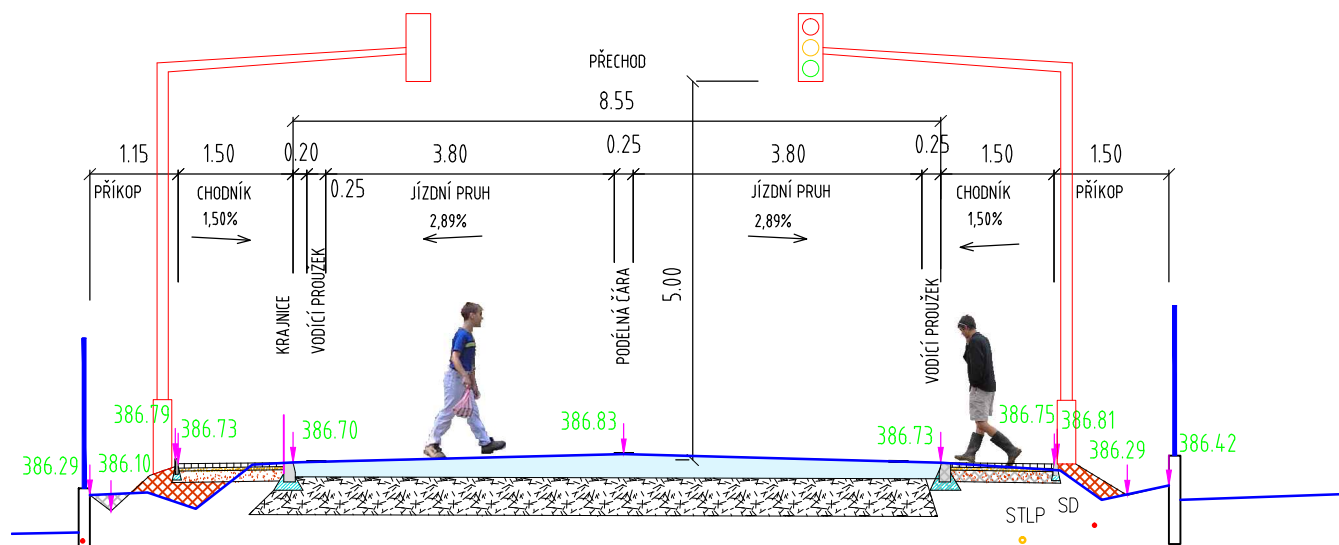

## PŘÍČNÝ ŘEZ D - D 1:100


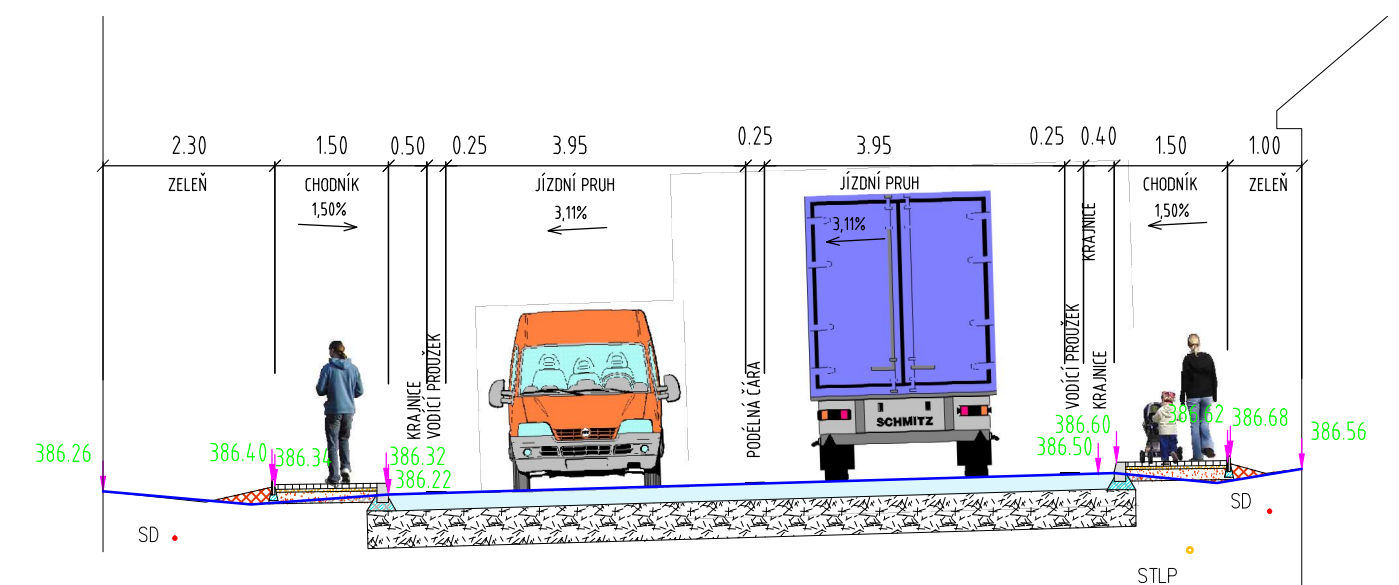


## PŘÍČNÝ ŘEZ E - E 1:100

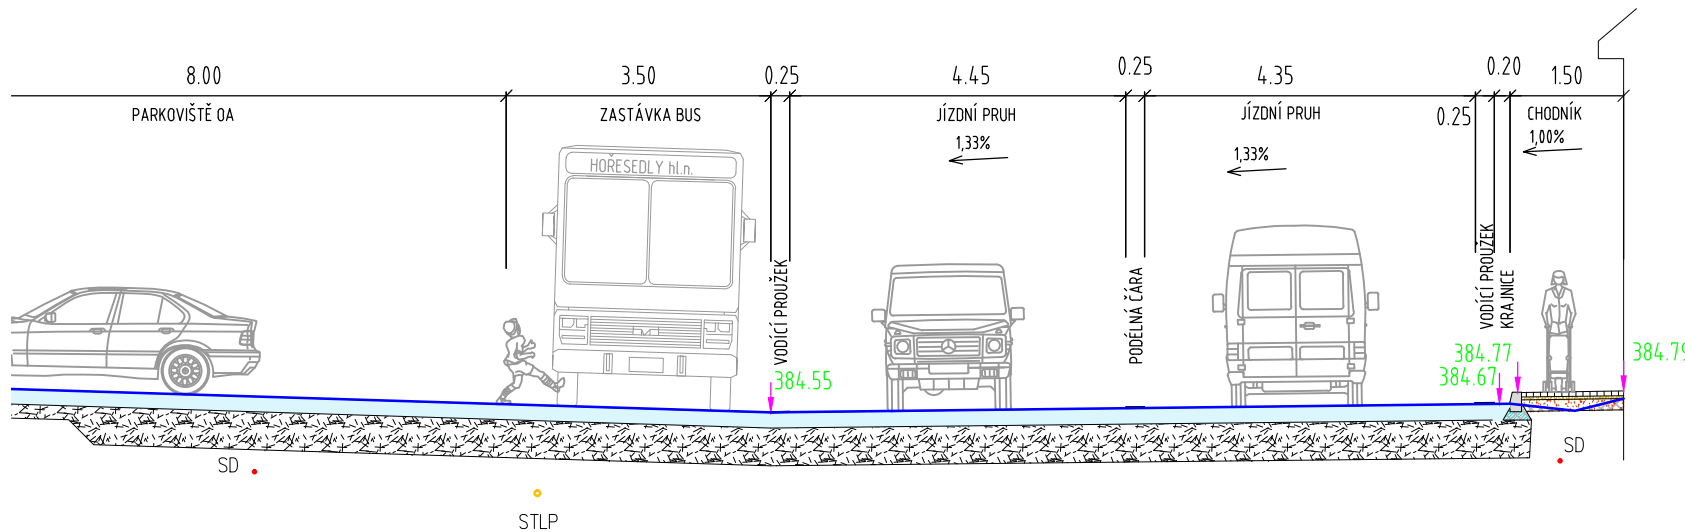

<b>INVESTING- Ing. Ivan Pšenička</b> Projektční a inženýrská stavební kancelář Dlouhá 40, 110 00 Praha 1, tel/fax:224813218, mobil:603182961, e-mail:investing@login.cz		
<b>STŘEDOČESKÉ VODÁRNÝ a.s. Středisko projekce Kladno</b> Ing. Marie Večeřová U Vodajemu 3085, 272 80 Kladno, tel: 312812134, fax: 312267508, e-mail: marie.vecerova@vkm.cz		
HL. PROJEKTANT: ING. EVA SVOBODOVÁ	KRESLIČ: KAREL PAROLEK	KONTROLOVAL: ING. IVAN PŠENIČKA
STAVBA: <b>VÝSTAVBA CHODNÍKŮ V OBCI HOŘESEDLY I. ETAPA – CHODNÍKY V UL. KARLOVARSKÁ</b>		STUPEŇ: DSP
INVESTOR: <b>OBCENÍ ÚŘAD HOŘESEDLY</b>		MĚŘITKO: 1:100
OBSAH: CHARAKTERISTICKÉ PŘÍČNÉ ŘEZY		DATUM: 01/2010
		Č. ZAKÁZKY:
		ODDÍL: <b>STAVBA 1</b>
		Č. VÝKRESU: <b>C 1.2.4</b>

# DOPRAVNÍ ZNAČENÍ 1:500

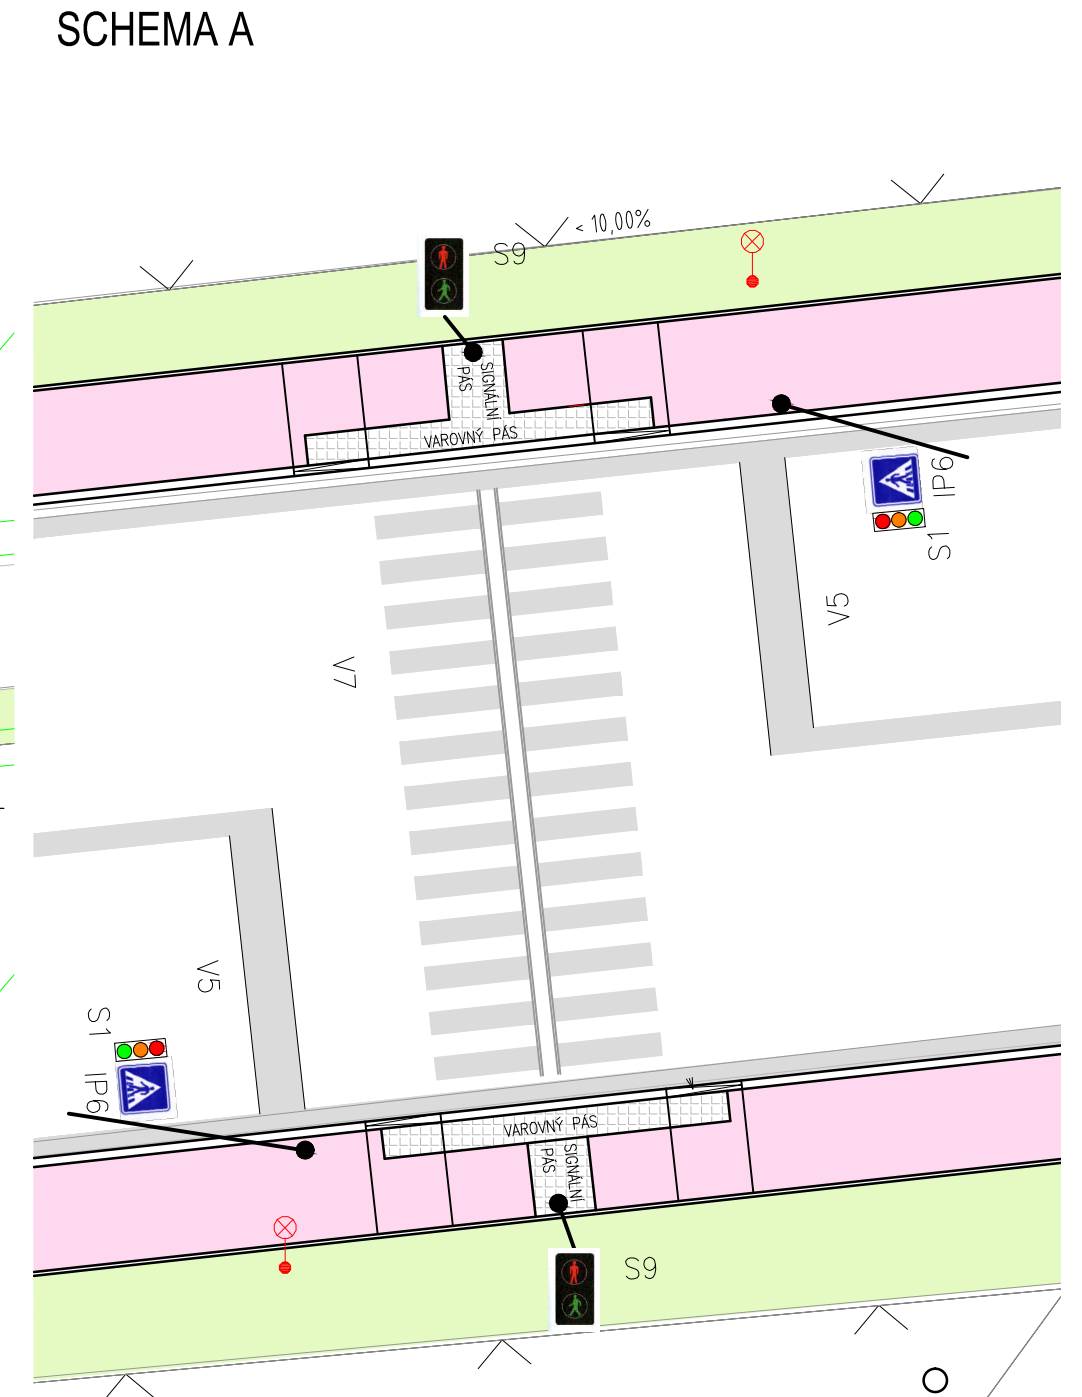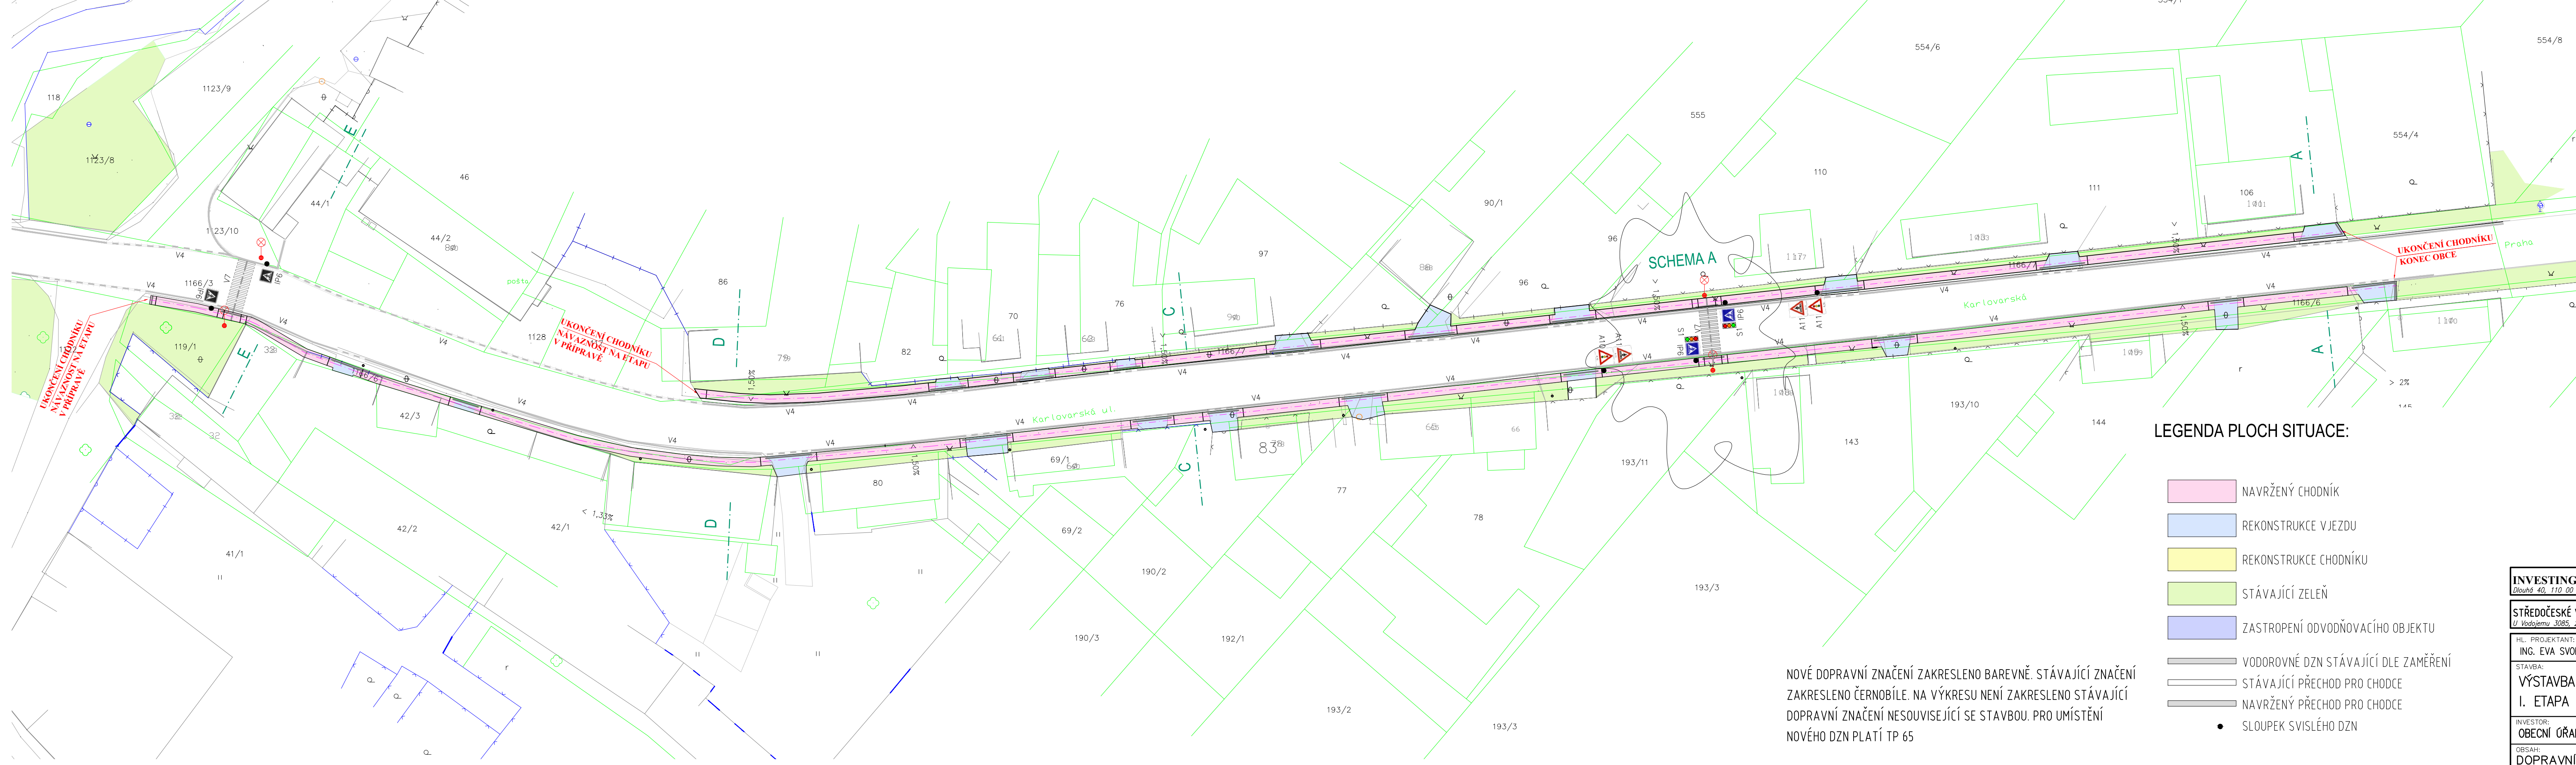

## LEGENDA PLOCH SITUACE:

- NAVRŽENÝ CHODNÍK
- REKONSTRUKCE VJEZDU
- REKONSTRUKCE CHODNÍKU
- STÁVAJÍCÍ ZELEN
- ZASTROPENÍ ODVODŇOVACÍHO OBJEKTU
- VODOROVNÉ DZN STÁVAJÍCÍ DLE ZAMĚŘENÍ
- STÁVAJÍCÍ PŘECHOD PRO CHODCE
- NAVRŽENÝ PŘECHOD PRO CHODCE
- SLOUPEK SVISLÉHO DZN

NOVÉ DOPRAVNÍ ZNAČENÍ ZAKRESLENO BAREVNĚ. STÁVAJÍCÍ ZNAČENÍ ZAKRESLENO ČERNOBÍLE. NA VÝKRESU NEJÍ ZAKRESLENO STÁVAJÍCÍ DOPRAVNÍ ZNAČENÍ NESOUVISEJÍCÍ SE STAVBOU. PRO UMÍSTĚNÍ NOVÉHO DZN PLATÍ TP 65

<b>INVESTING - Ing. Ivan Pšenička</b> Projektční a inženýrská stavební kancelář <small>Dlouhá 40, 110 00 Praha 1, tel/fax: 224813218, mobil: 603182961, e-mail: investing@icp.cz</small>			
<b>STŘEDOČESKÉ VODÁRNÝ A.S.</b> Středisko projekce Kladno <small>U Vodojemu 3085, 272 80 Kladno, tel: 312812134, fax: 312267508, e-mail: marie.vecerova@vkm.cz</small>		Ing. Marie Večeřová <small>© Všechny práva vyhrazena.</small>	
HL. PROJEKTANT: ING. EVA SVOBODOVÁ	KRESLÍČ: KAREL PAROLEK	KONTROLOVAL: ING. IVAN PŠENIČKA	
STAVBA: VÝSTAVBA CHODNÍKŮ V OBCI HOŘESEDLY I. ETAPA - CHODNÍKY V UL. KARLOVARSKÁ	STUPEŇ: DSP	MĚŘÍTKO: 1:500	
INVESTOR: OBCENÍ ÚŘAD HOŘESEDLY	DATUM: 01/2010	Č. ZAKÁZKY:	
OBSAH: DOPRAVNÍ ZNAČENÍ	ODDÍL: STAVBA 1 C	Č. VÝKRESU: 1.2.7	