




SCHEMA AF

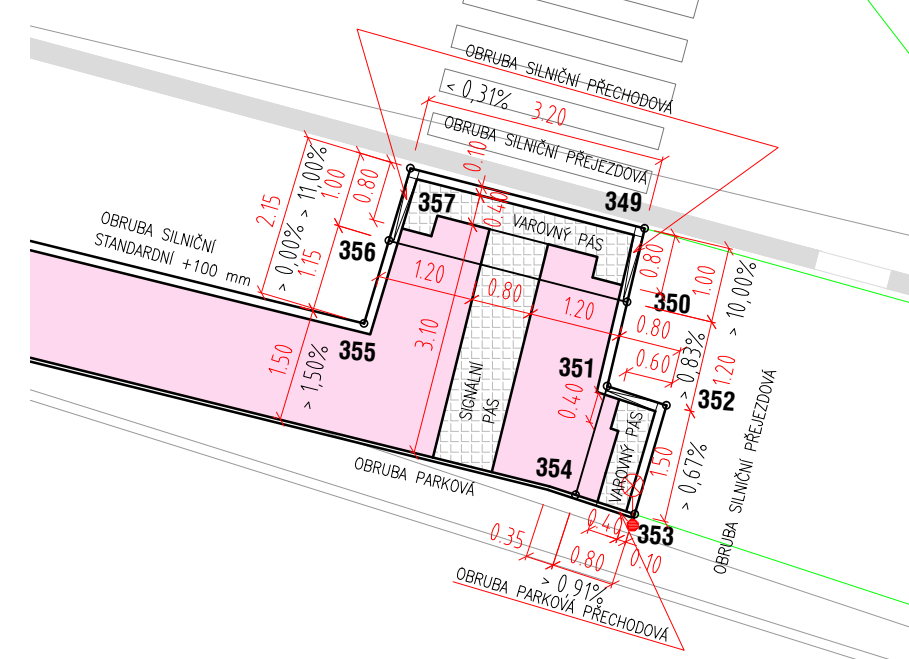


SCHEMA AG

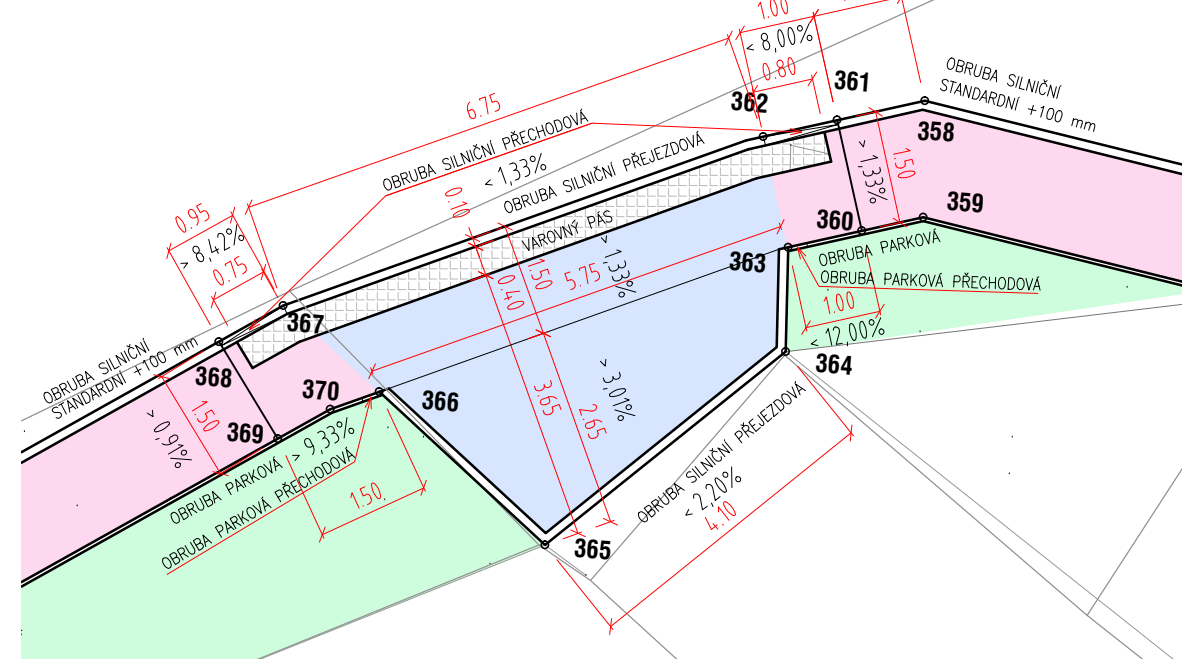


SCHEMA AM

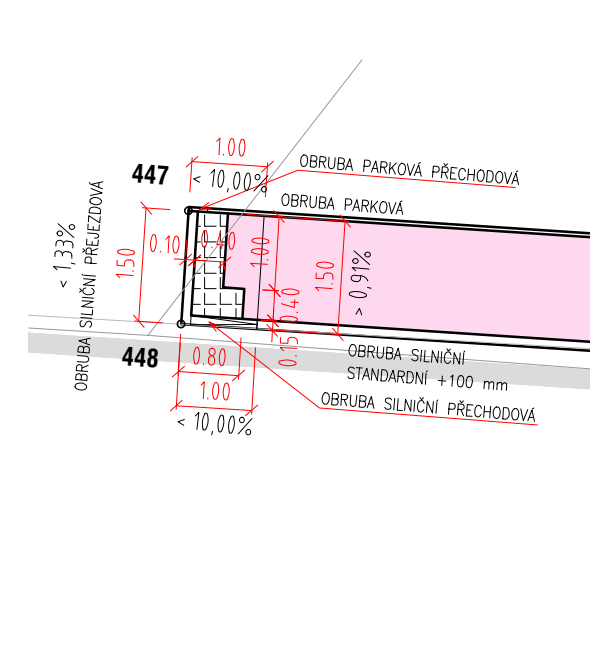


SCHEMA AH a AI

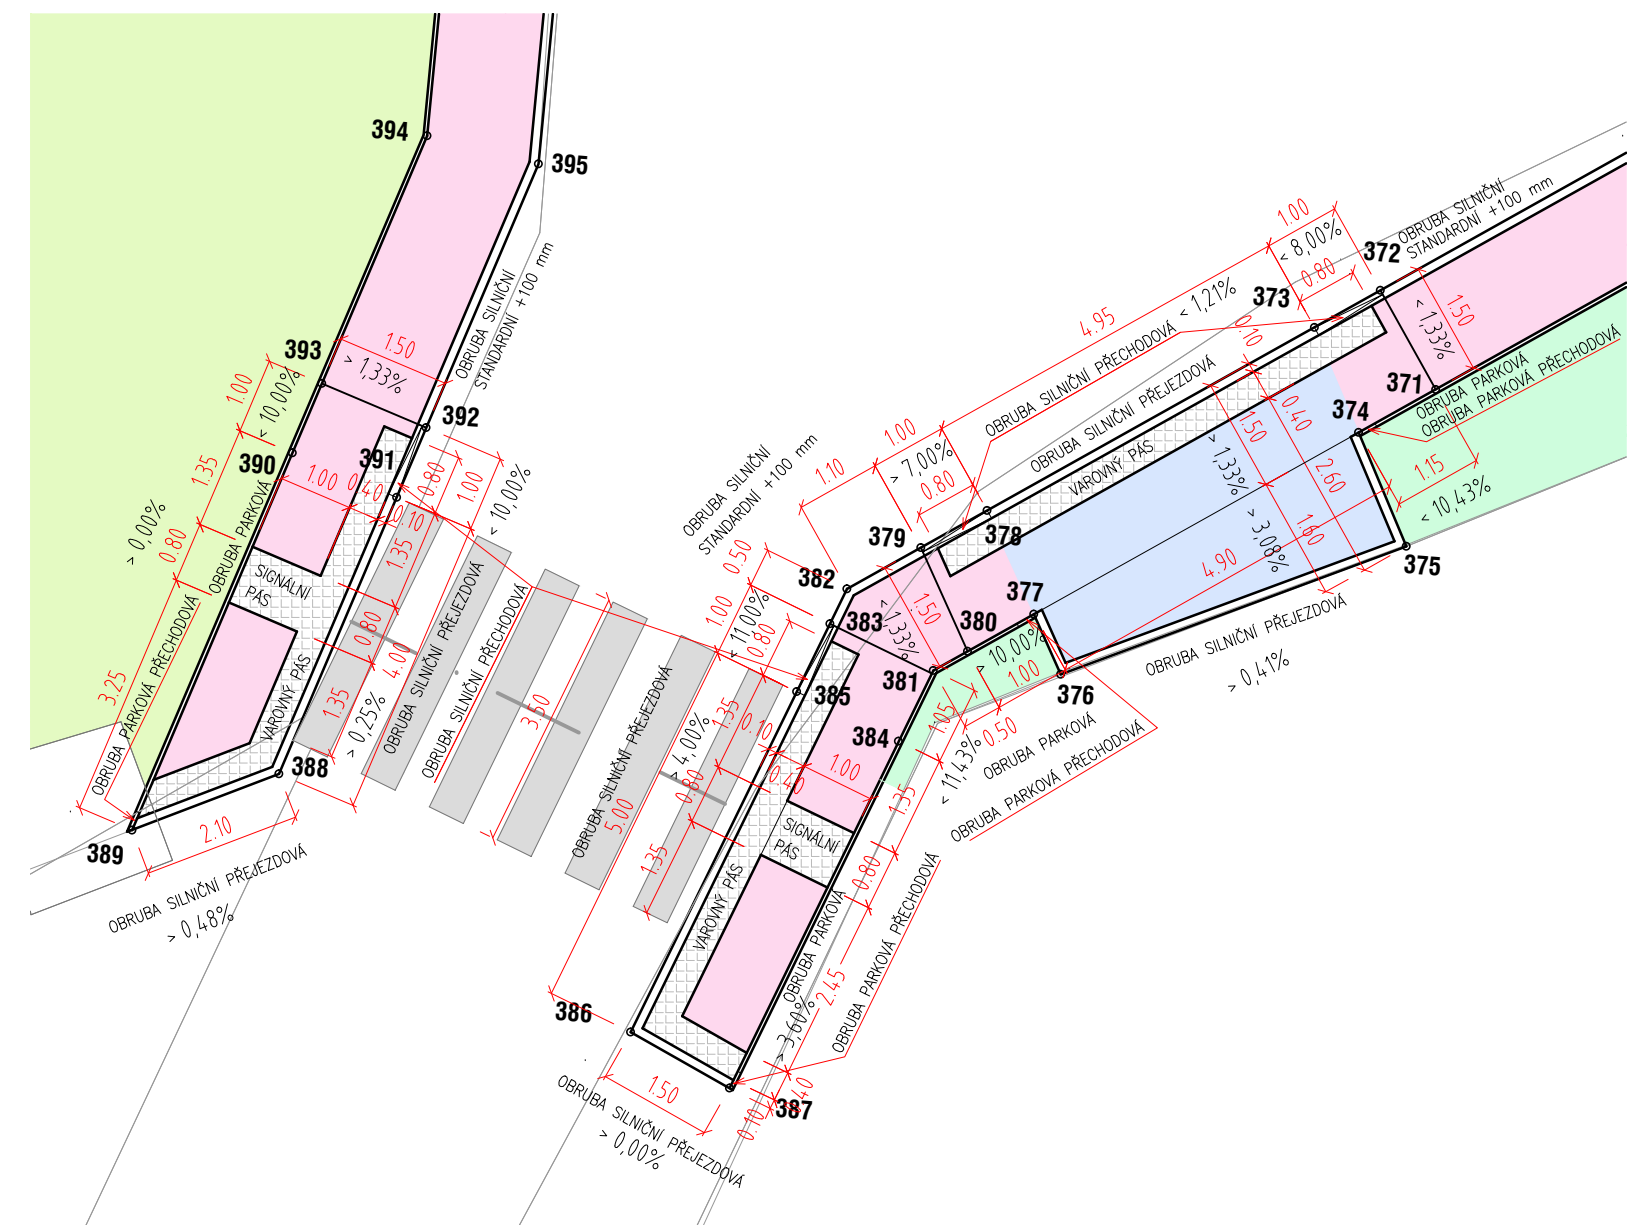


SCHEMA AN

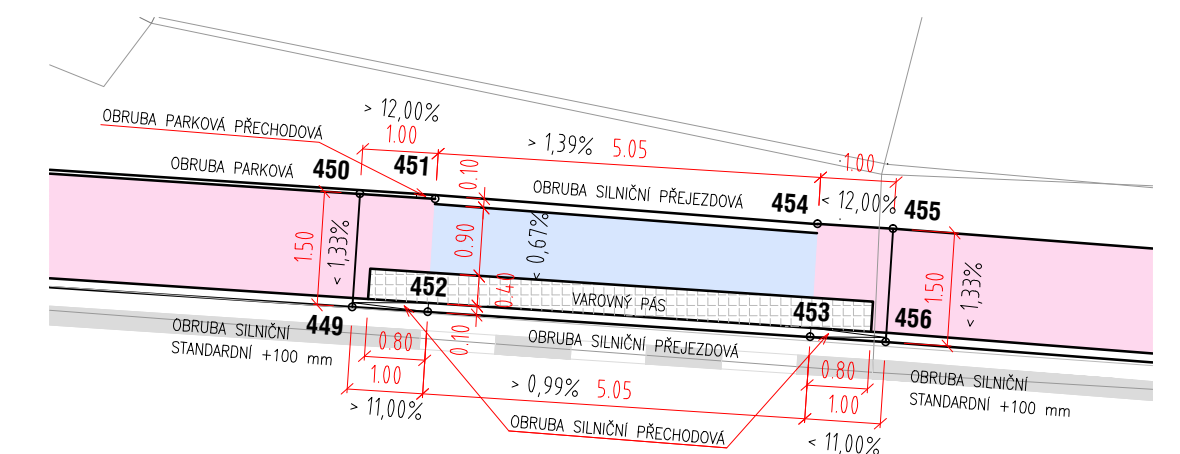


SCHEMA AO

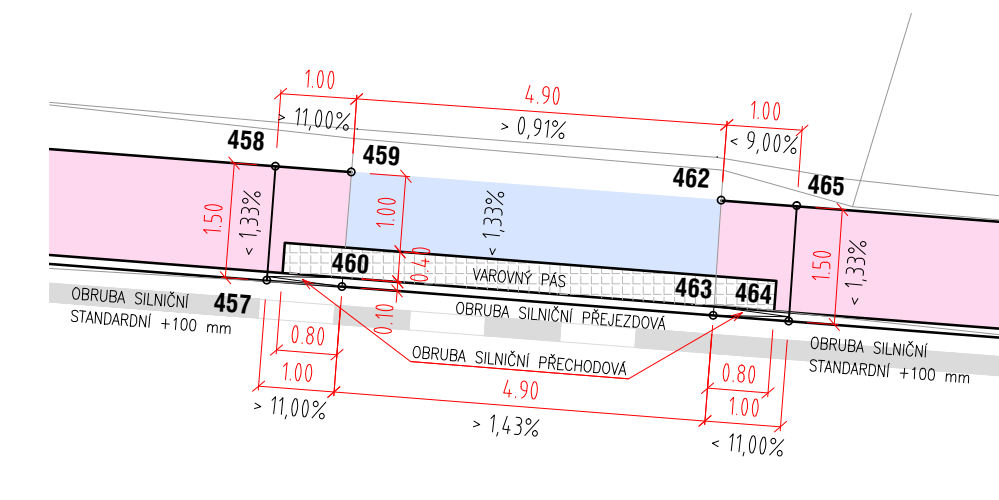


SCHEMA AP

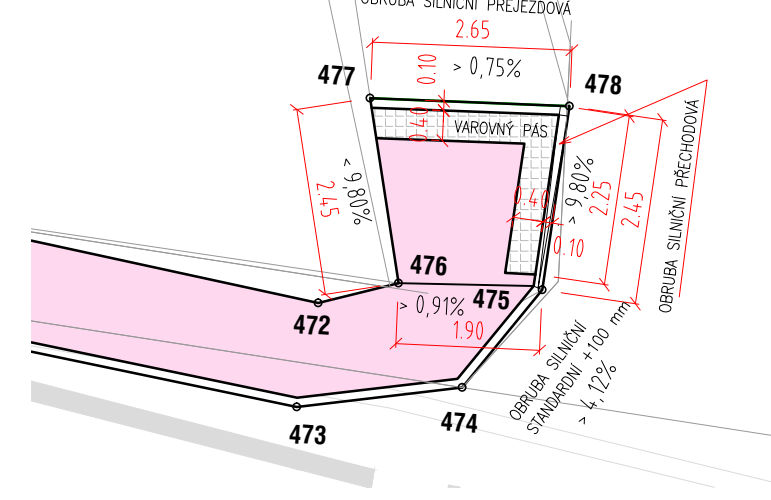

SCHEMA AJ, AK a AL

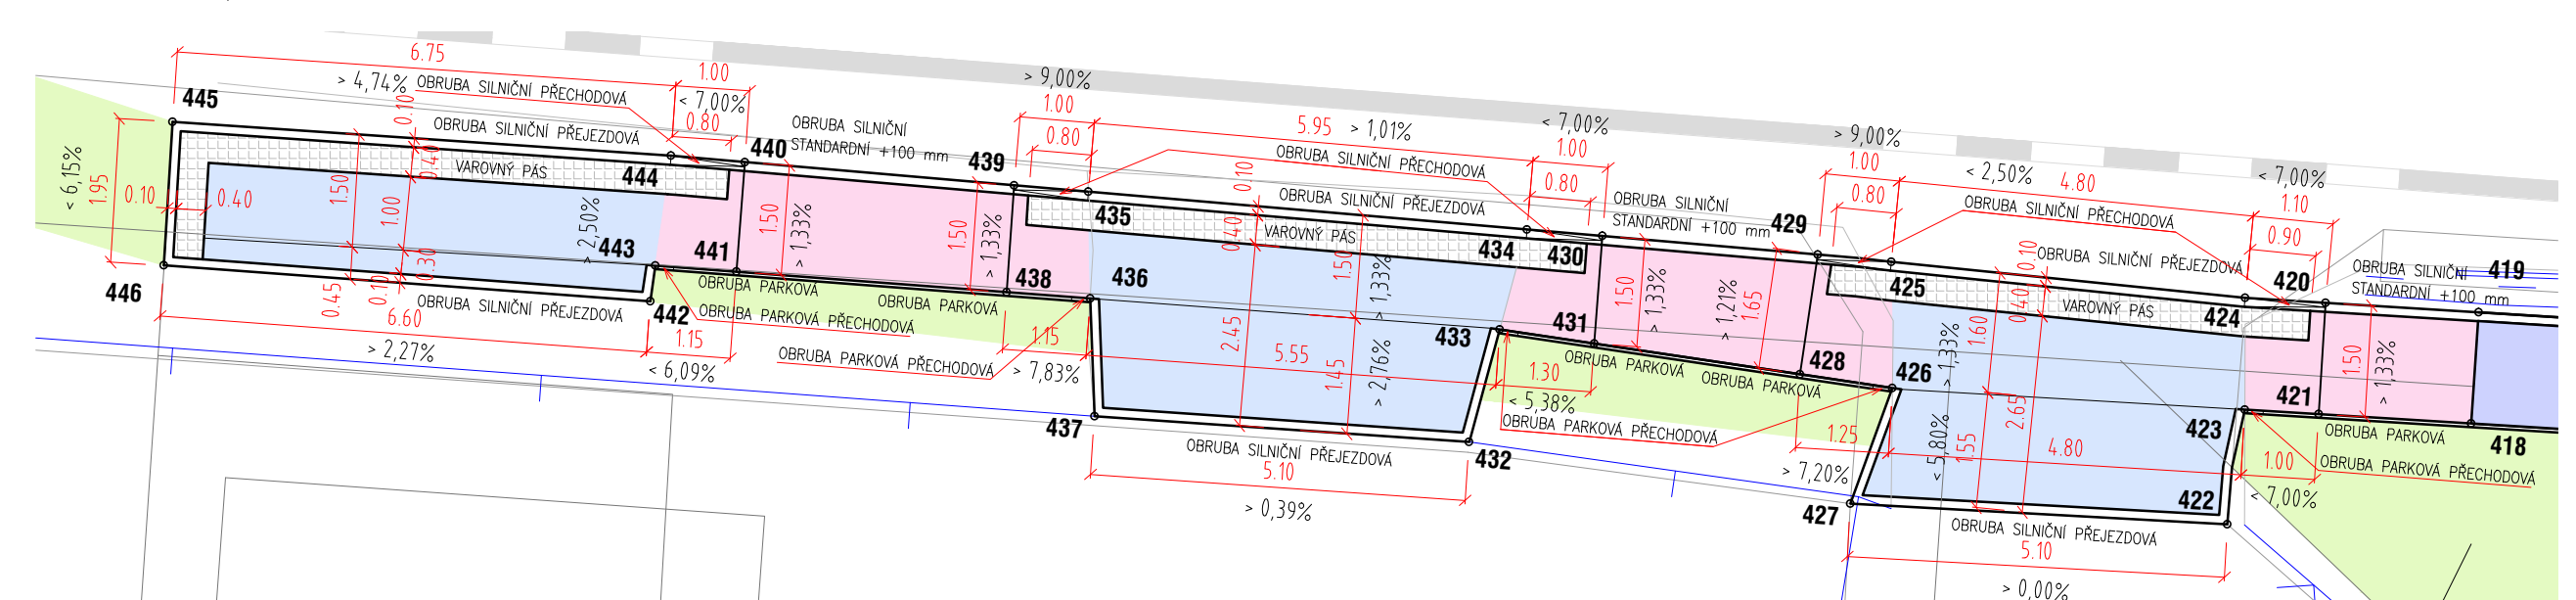

SITUACE POZEMNÍ KOMUNIKACE 1:500

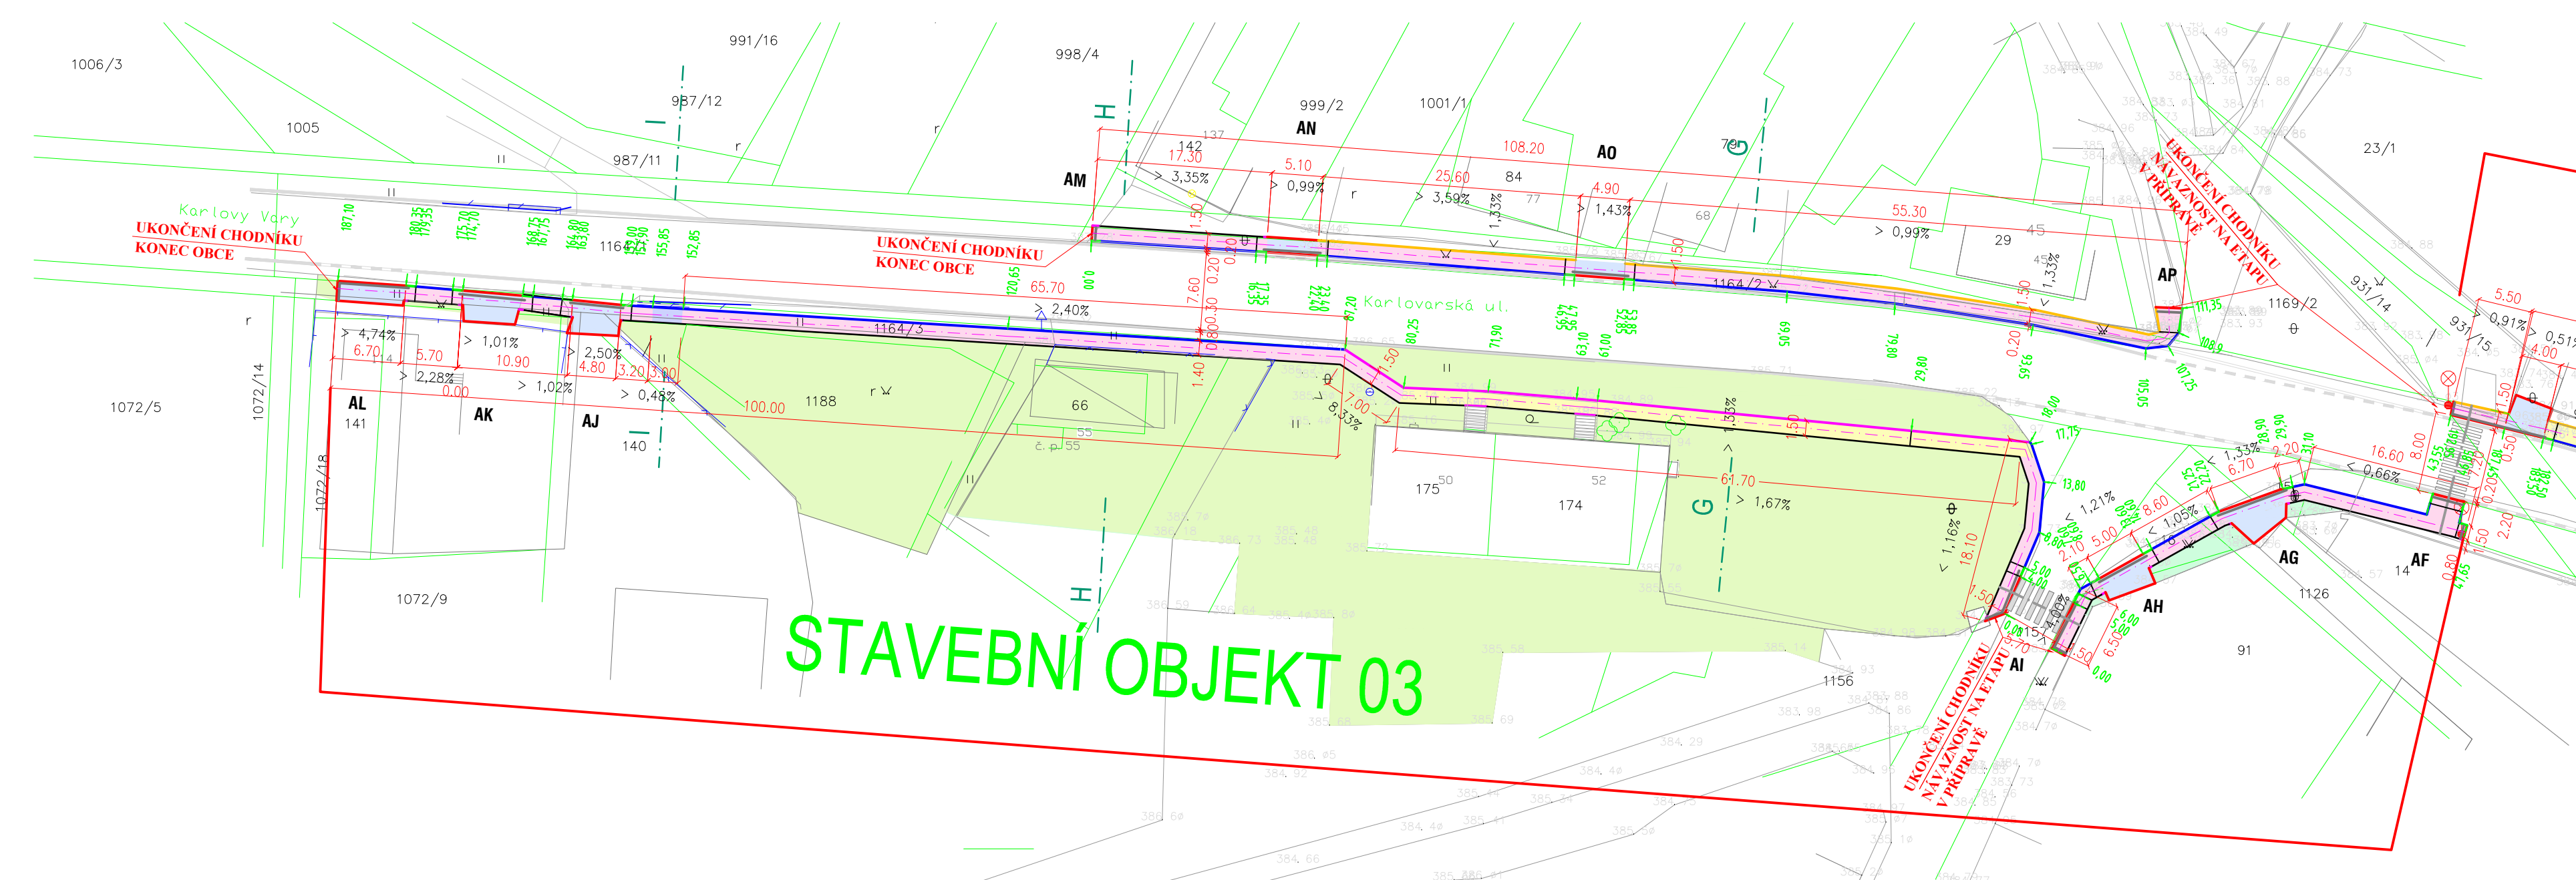

LEGENDA PLOCH SITUACE:

- NAVRŽENÝ CHODNÍK
- REKONSTRUKCE VJEZDU
- REKONSTRUKCE CHODNÍKU
- STÁVAJÍCÍ ZELEN
- ZASTROPENÍ ODVODŇOVACÍHO OBJEKTU
- VODOROVNÉ DZN VODIČÍ ČÁRA STÁVAJÍCÍ DLE ZAMĚŘENÍ
- STÁVAJÍCÍ PŘECHOD PRO CHODCE
- NAVRŽENÝ PŘECHOD PRO CHODCE
- STANIČENÍ
- OBRUBA SILNIČNÍ NORMÁLNÍ PRŮBĚH + 100 mm
- OBRUBA SILNIČNÍ SNIŽENÁ (PŘEJEZDOVÁ) 0 AŽ +20 mm
- OBRUBA SILNIČNÍ PŘECHODOVÁ
- OBRUBA PARKOVÁ NORMÁLNÍ PRŮBĚH + 60 mm
- OBRUBA PARKOVÁ PŘECHODOVÁ
- UKONČENÍ DLAŽBY DO STĚNY (BUDOVA, PLOT)

LEGENDA PLOCH SCHEMATA:

- NAVRŽENÝ CHODNÍK
- REKONSTRUKCE VJEZDU
- REKONSTRUKCE CHODNÍKU
- STÁVAJÍCÍ ZELEN
- HMATOVÉ PRVKY, BAREVNÁ KONTRASTNÍ DLAŽBA S VYSTUPKY DLE NV Č. 163/02
- VODOROVNÉ DZN VODIČÍ ČÁRA STÁVAJÍCÍ DLE ZAMĚŘENÍ
- STÁVAJÍCÍ PŘECHOD PRO CHODCE
- NAVRŽENÝ PŘECHOD PRO CHODCE
- VYTYČOVACÍ BOD (XYZ)

INVESTING - Ing. Ivan Pšenčíka - Projektová a měřnická stavební kancelář Březek 40, 110 00 Praha 1, IČO: 250412324, mps@investing.cz, www.investing.cz			
STŘEDOČESKÉ VODÁRNÝ A.S. SIFedisko - projekt Kladno - Ing. Marek Větrový Ul. Březek 100, 272 02 Kladno, IČO: 252812134, tel: 312297204, e-mail: marek.vetrovy@voda.cz			
PROJEKTANT: ING. EVA SVOBODOVÁ	KRESLIL: KAREL PAROLEK	KONTROLOVAL: ING. IVAN PŠENČÍKA	STUPĚŇ: DSP
STAVBA: VÝSTAVBA CHODNÍKŮ V OBCI HOŘESEDLY I. ETAPA - CHODNÍKY V UL. KARLOVARSKÁ	DATAUM: 01/2010	C. ZAKAZKY: E. VYKRESLU:	MĚŘÍTKO: 1:500
INVESTOR: OBCENÍ ÚŘAD HOŘESEDLY	PRŮBĚH: 3.1	E. VYKRESLU: C. ZAKAZKY:	MĚŘÍTKO: 1:500
OSAH: SITUACE POZEMNÍ KOMUNIKACE	PRŮBĚH: 3.1	E. VYKRESLU: C. ZAKAZKY:	MĚŘÍTKO: 1:500

PODÉLNÝ PROFIL 1:500

POVRCH


ÚZEMÍ K.Ú. HOŘESEDLY

DÉLKA/VÝŠKA

0,1/1

CHODNÍK

KOMUNIKACE

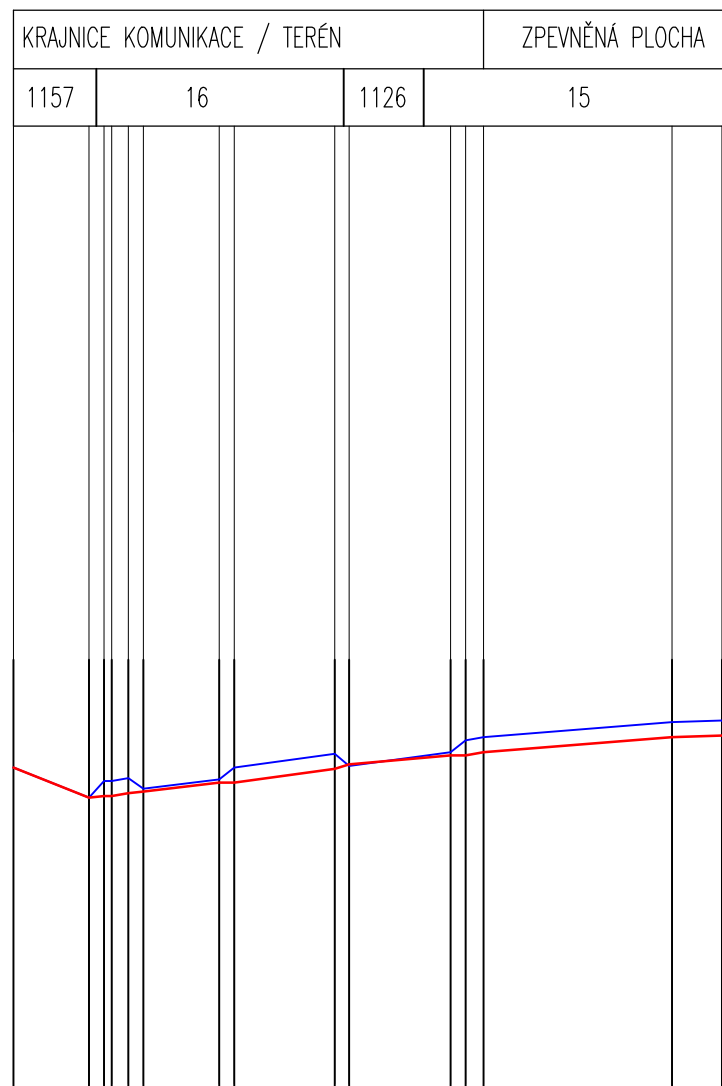

KÓTA VRCHU SILNIČNÍ OBRUBY

384,75 | 384,55 | 384,56 | 384,56 | 384,58 | 384,59 | 384,67 | 384,75 | 384,84 | 384,76 | 384,85 | 384,93 | 384,95 | 385,05 | 385,06 | 384,96

KÓTA KOMUNIKACE

384,75 | 384,55 | 384,56 | 384,56 | 384,58 | 384,59 | 384,65 | 384,65 | 384,74 | 384,74 | 384,83 | 384,83 | 384,85 | 384,95 | 384,96 | 384,96

SROVNÁVACÍ ROVINA 380,00 B.p.v.

5.00 | 1.10 | 5.00 | 6.65 | 6.70 | 1.20 | 12.45 | 3.30

STANIČENÍ (m)

0.00 | 5.00 | 6.00 | 7.10 | 8.80 | 13.60 | 14.60 | 21.25 | 22.20 | 28.90 | 29.90 | 31.10 | 43.55 | 46.85 | 47.65

TRASA CHODNÍKU

POLOHA CHODNÍKU mm

ZNAMÉNKO SKLONU

SKLON CHODNÍKU (%)

CH-P	RCHR	V	R	CHODNÍK	R	V	R	CHODNÍK	R
±0		+20		+100		+20		+100	±0
+±0	+	+	+	+		+	++	+	
4,00%		1,21%		1,05%		1,33%		0,66%	
11,00%	0,00%	1,82%	7,00%	8,00%	8,42%	8,00%	1,67%	12,50%	

VYSVĚTLIVKY ZKRATEK:

P = PŘECHOD

V = VJEZD

R = RAMPA

CH = CHODNÍK

INVESTING- Ing. Ivan Pšenička Projektční a inženýrská stavební kancelář
Dlouhá 40, 110 00 Praha 1, tel/fax:224813218, mobil:603182961, e-mail:investing@login.cz



STŘEDOČESKÉ VODÁRNÝ a.s. Středisko projekce Kladno Ing. Marie Večeřová
U Vodajemu 3085, 272 80 Kladno, tel: 312812134, fax: 312267508, e-mail:marie.vecerova@vkm.cz



HL. PROJEKTANT: ING. EVA SVOBODOVÁ	KRESLIČ: KAREL PAROLEK	KONTROLOVAL: ING. IVAN PŠENIČKA
STAVBA: VÝSTAVBA CHODNÍKŮ V OBCI HOŘESEDLY I. ETAPA – CHODNÍKY V UL. KARLOVARSKÁ		STUPEŇ: DSP
INVESTOR: OBCNÍ ÚŘAD HOŘESEDLY		MĚŘITKO: 1:500
OBSAH: PODÉLNÝ PROFIL MEZI SCHEMATY AF – AI		DATUM: 01/2010
		Č. ZAKÁZKY:
		ODDÍL: STAVBA 3 C
		Č. VÝKRESU: 1.2.2.1

PODÉLNÝ PROFIL 1:500

POVRCH

ÚZEMÍ K.Ú. HOŘESEDLY

DÉLKA/VÝŠKA

0,1/1

CHODNÍK

KOMUNIKACE

KÓTA VRCHU SILNIČNÍ OBRUBY

KÓTA KOMUNIKACE

SROVNÁVACÍ ROVINA 380,00 B.p.v.


STANIČENÍ (m)

TRASA CHODNÍKU

POLOHA CHODNÍKU mm

ZNAMÉNKO SKLONU

SKLON CHODNÍKU (%)

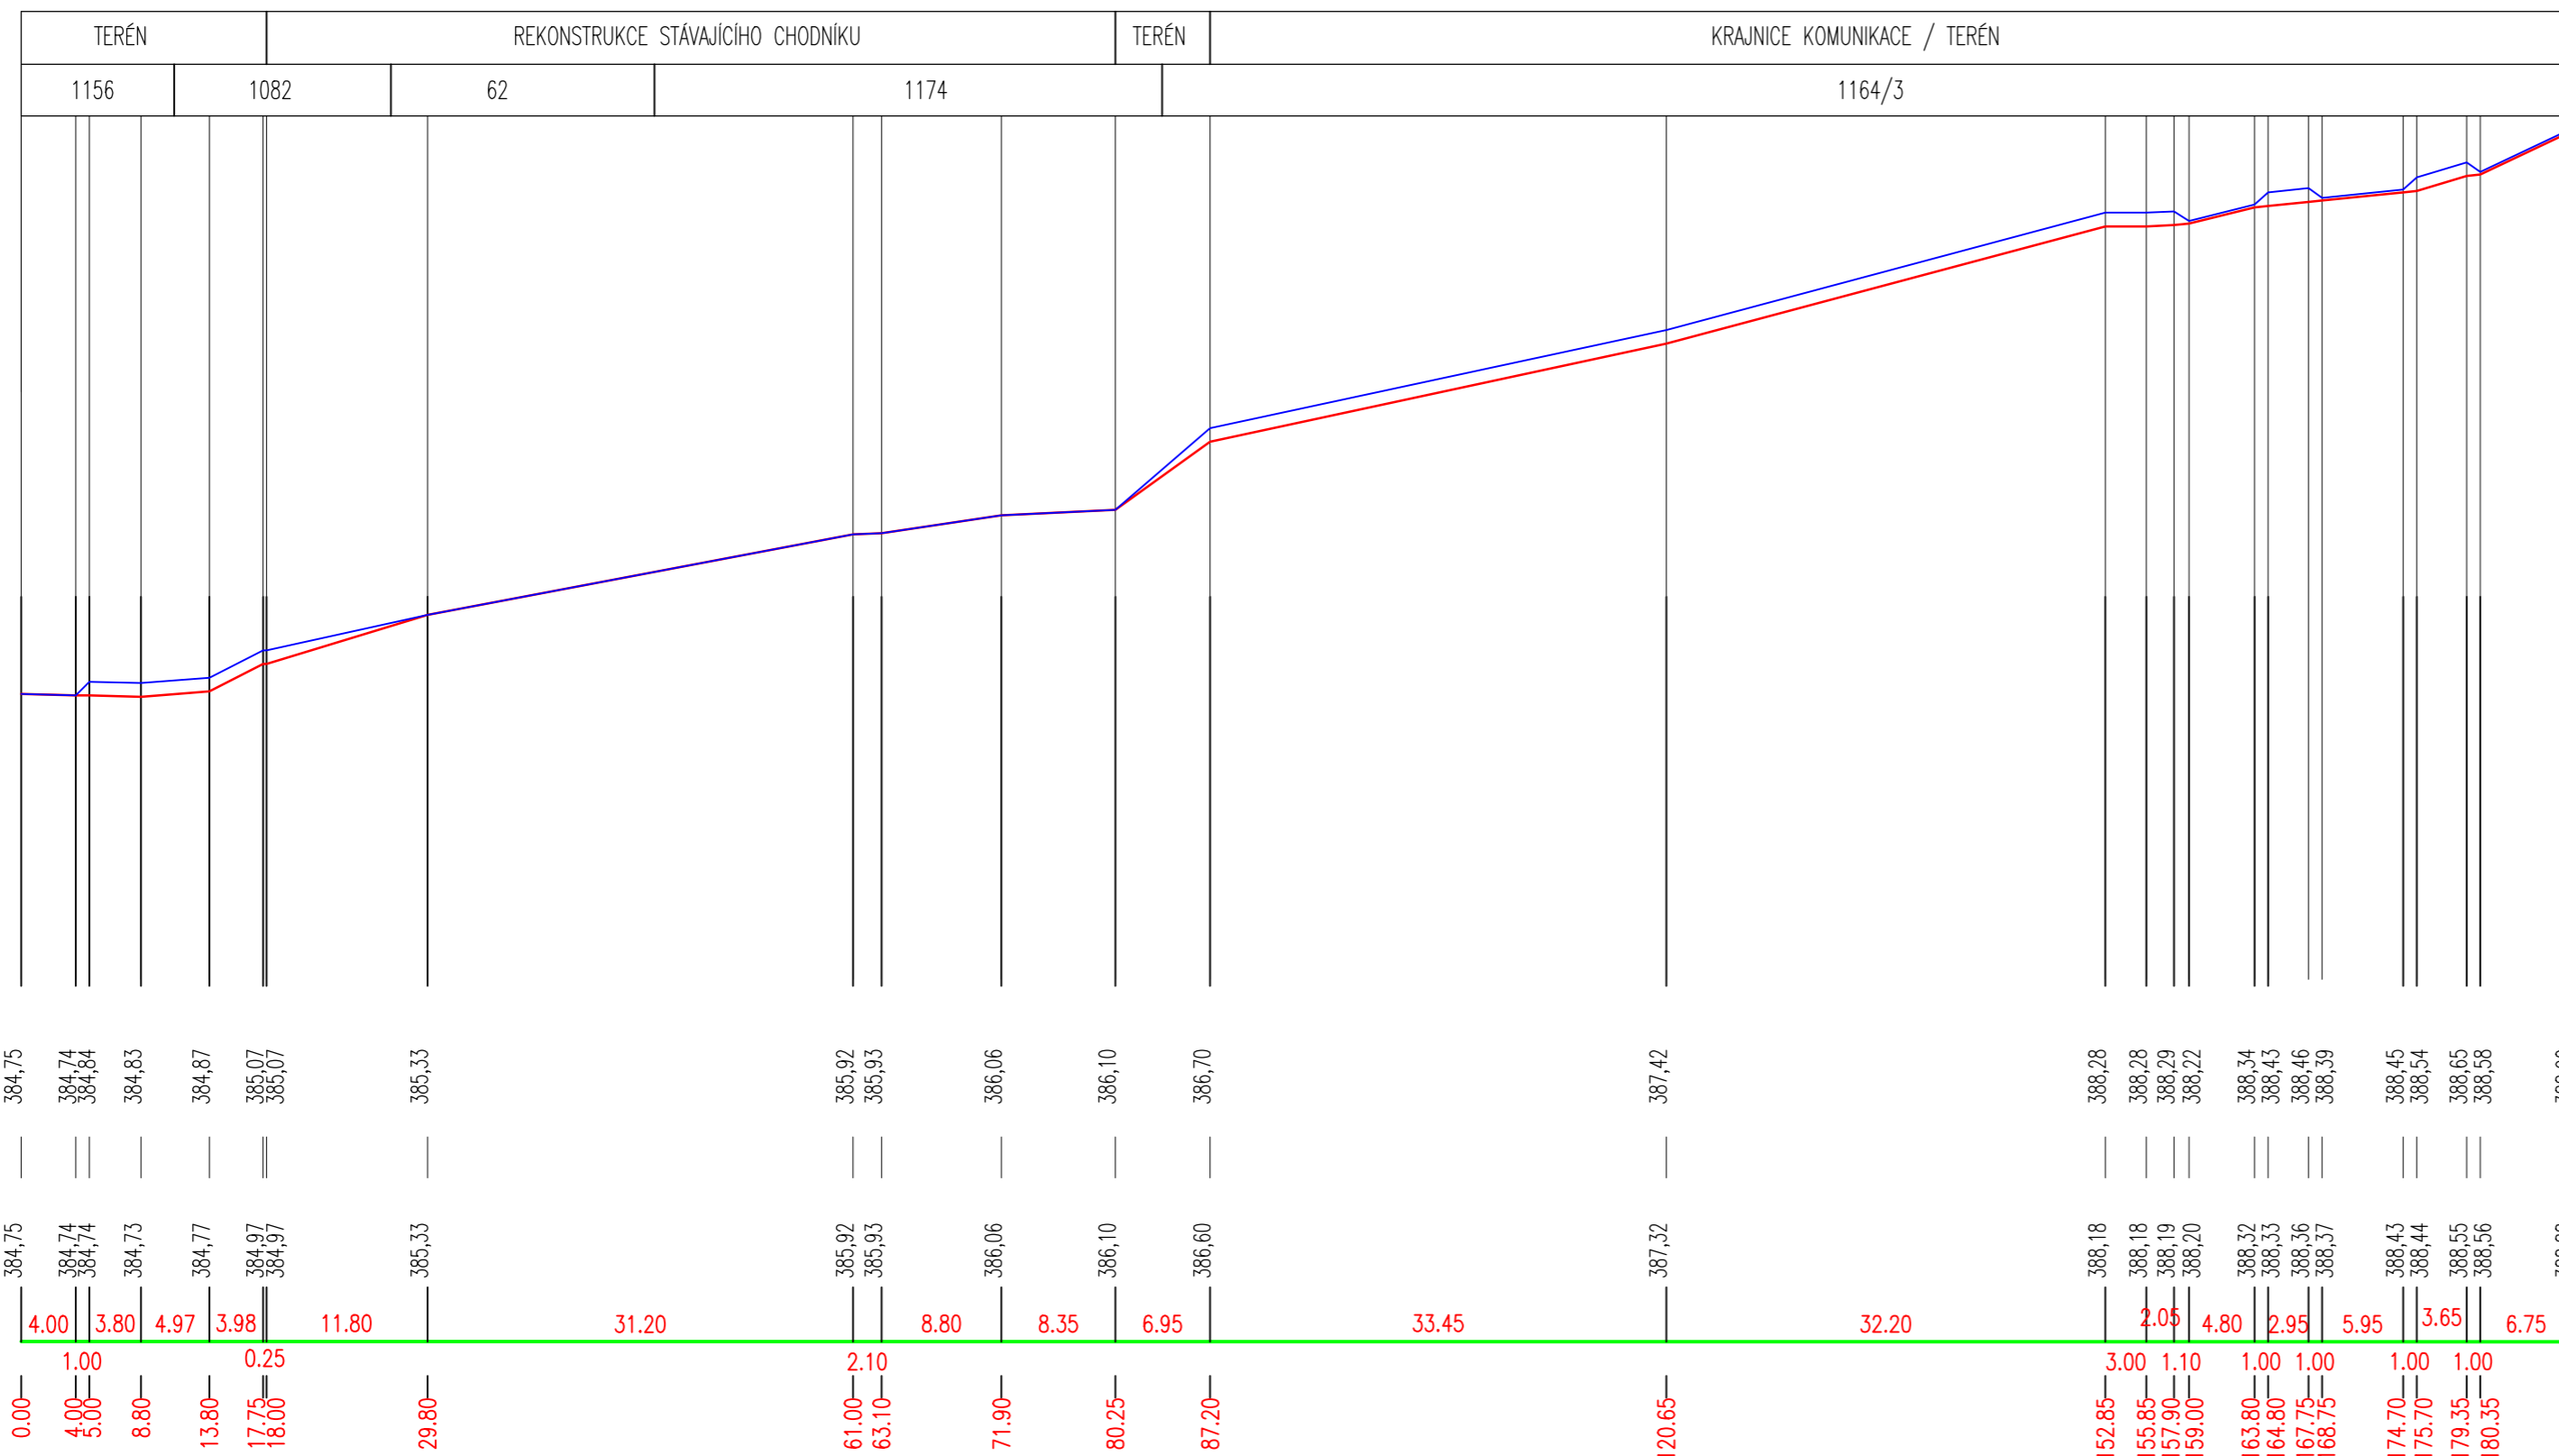

CH-PR	CHODNÍK	CHODNÍK REKONSTRUKCE				CHODNÍK				S	CH	R	V	R	CH	R	V	R	CH	R	V		
±0	+100	±0				±0				+100	+20	+100	+20	+100	+20	+100	+20	+100	+20	+100	+20		
±0	+ - + +	+				+				+													
0,00%	0,26% 0,80% 2,51%	2,20%				1,89%				0,00%	0,49%	7,00%	2,50%	9,00%	1,02%	7,00%	9,00%	2,28%	4,74%	0,00%	0,49%	7,00%	
	10,00%	0,48%																					

VYSVĚTLIVKY ZKRATEK:

- P = PŘECHOD
- V = VJEZD
- R = RAMPA
- CH = CHODNÍK

INVESTING- Ing. Ivan Pšenička Projektční a inženýrská stavební kancelář
 Dlouhá 40, 110 00 Praha 1, tel/fax:224813218, mobil:603182961, e-mail:investing@logix.cz

STŘEDOČESKÉ VODÁRNÝ a.s. Středisko projekce Kladno Ing. Marie Večeřová
 U Vodajemu 3085, 272 80 Kladno, tel: 312812134, fax: 312267508, e-mail: marie.vecerova@vkm.cz

H.L. PROJEKTANT: ING. EVA SVOBODOVÁ	KRESLIČ: KAREL PAROLEK	KONTROLOVAL: ING. IVAN PŠENIČKA
STAVBA: VÝSTAVBA CHODNÍKŮ V OBCI HOŘESEDLY I. ETAPA – CHODNÍKY V UL. KARLOVARSKÁ		STUPEŇ: DSP
INVESTOR: OBCENÍ ÚŘAD HOŘESEDLY		MÉRITKO: 1:500
OBSAH: PODÉLNÝ PROFIL LEVÁ STRANA		DATUM: 01/2010
		Č. ZAKÁZKY:
		Č. VÝKRESU: 1.2.2.2
		STAVBA 3 C

PODÉLNÝ PROFIL 1:500

POVRCH


ÚZEMÍ K.Ú. HOŘESEDLY

DÉLKA/VÝŠKA

0,1/1

CHODNÍK

KOMUNIKACE

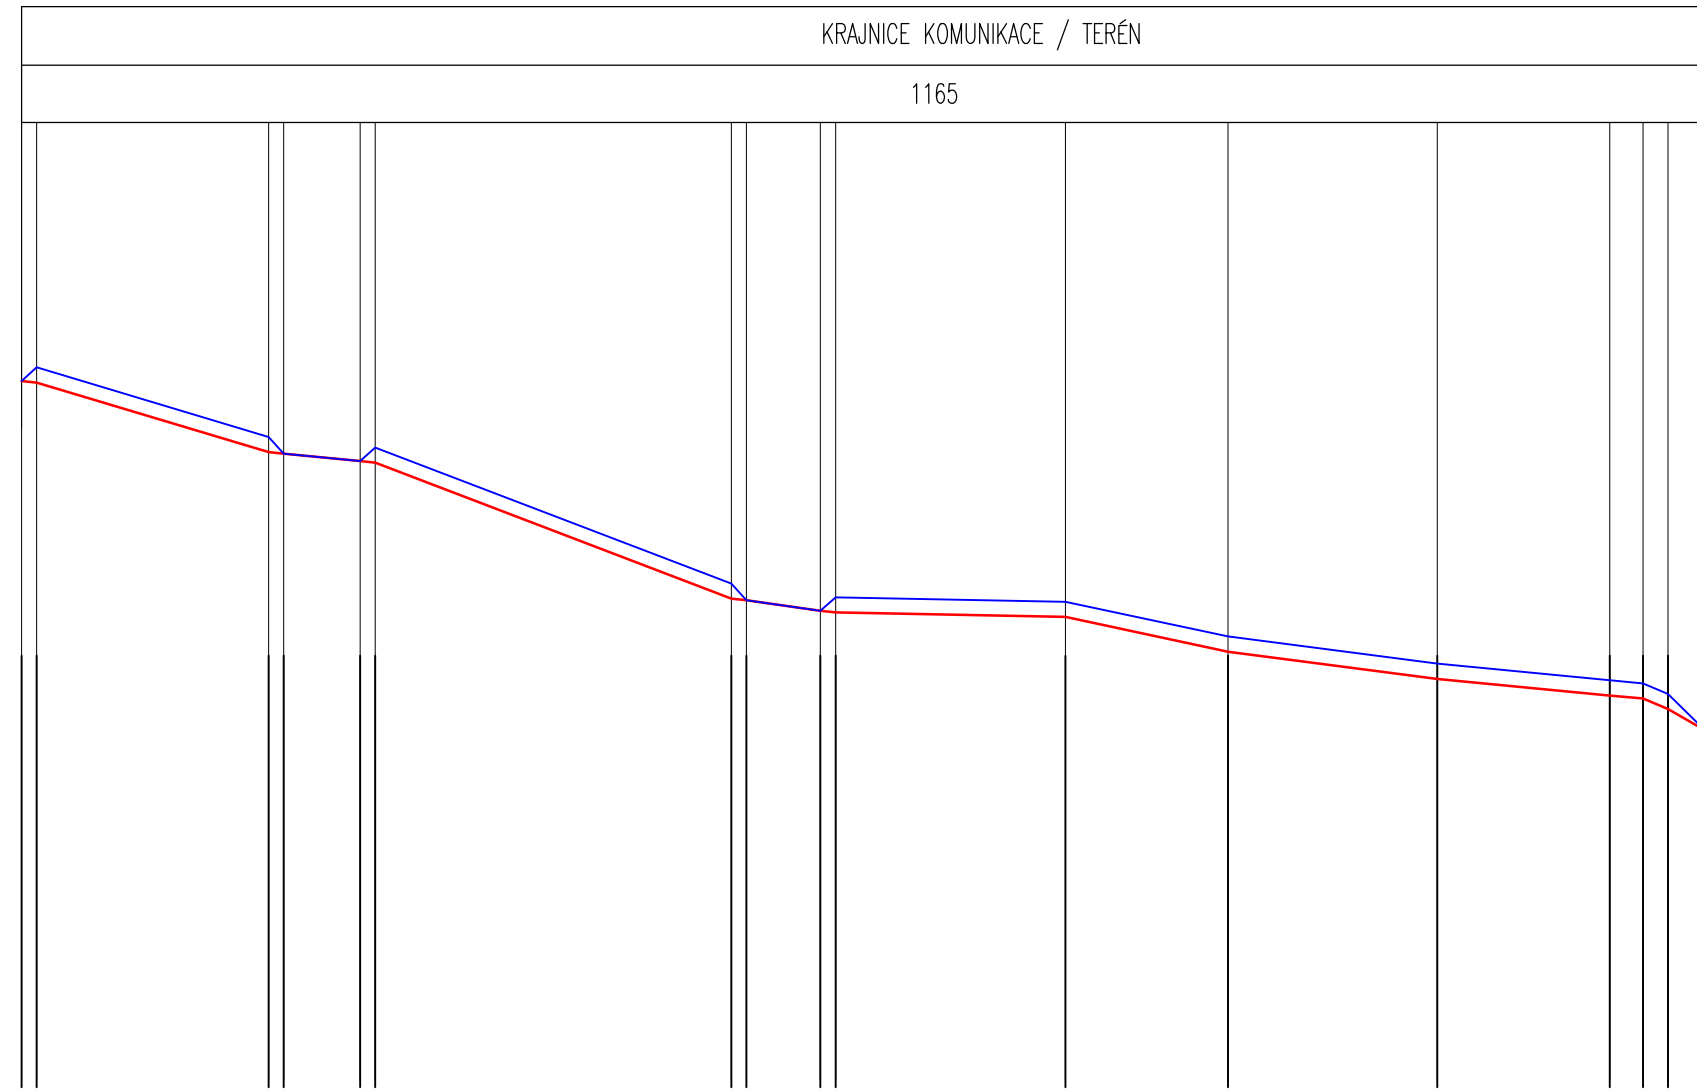

KÓTA VRCHU SILNIČNÍ OBRUBY

387,28	387,37	386,91	386,80	386,75	386,84	385,94	385,83	385,76	385,85	385,82	385,59	385,41	385,30	385,28	385,21	384,97
--------	--------	--------	--------	--------	--------	--------	--------	--------	--------	--------	--------	--------	--------	--------	--------	--------

KÓTA KOMUNIKACE

387,28	387,27	386,81	386,80	386,75	386,74	385,84	385,83	385,76	385,75	385,72	385,49	385,31	385,20	385,18	385,11	384,97
--------	--------	--------	--------	--------	--------	--------	--------	--------	--------	--------	--------	--------	--------	--------	--------	--------

SROVNÁVACÍ ROVINA 380,00 B.p.v.

1,00	15,35	1,00	5,05	23,55	4,90	15,20	10,75	13,85	11,40	2,20	2,45
------	-------	------	------	-------	------	-------	-------	-------	-------	------	------

STANIČENÍ (m)

9,88	19,35	22,48	47,95	53,85	69,05	79,80	93,65	105,05	107,25	108,90	111,35
------	-------	-------	-------	-------	-------	-------	-------	--------	--------	--------	--------

TRASA CHODNÍKU

R	CHODNÍK	R	V	R	CHODNÍK	R	V	R	CHODNÍK	R
±0	+100				+100				+100	±0
+	-	-	-	+	-	-	-	-	-	-
	3,35%	0,99%		3,59%	1,43%	0,20%	2,14%	1,30%	0,96%	

POLOHA CHODNÍKU mm

ZNAMÉNKO SKLONU

SKLON CHODNÍKU (%)

10,00%	11,00%	11,00%	11,00%	11,00%	0,91%	4,12%	9,80%
--------	--------	--------	--------	--------	-------	-------	-------

VYSVĚTLIVKY ZKRATEK:


- P = PŘECHOD
- V = VJEZD
- R = RAMPA
- CH = CHODNÍK

INVESTING - Ing. Ivan Pšenička Projektční a inženýrská stavební kancelář
 Dlouhá 40, 110 00 Praha 1, tel/fax:224813218, mobil:603182961, e-mail:investing@logix.cz


STŘEDOČESKÉ VODÁRNÝ a.s. Středisko projekce Kladno Ing. Marie Večeřová
 U Vodojemu 3085, 272 80 Kladno, tel: 312812134, fax: 312267508, e-mail: marie.vecerova@vkm.cz

HL. PROJEKTANT: ING. EVA SVOBODOVÁ	KRESLIČ: KAREL PAROLEK	KONTROLOVAL: ING. IVAN PŠENIČKA
STAVBA: VÝSTAVBA CHODNÍKŮ V OBCI HOŘESEDLY I. ETAPA – CHODNÍKY V UL. KARLOVARSKÁ		STUPEŇ: DSP
INVESTOR: OBECNÍ ÚŘAD HOŘESEDLY		DATUM: 01/2010
OBSAH: PODÉLNÝ PROFIL		Č. ZAKÁZKY: Č. VÝKRESU: STAVBA 2 C 1.2.2


PŘÍČNÝ ŘEZ G - G 1:50

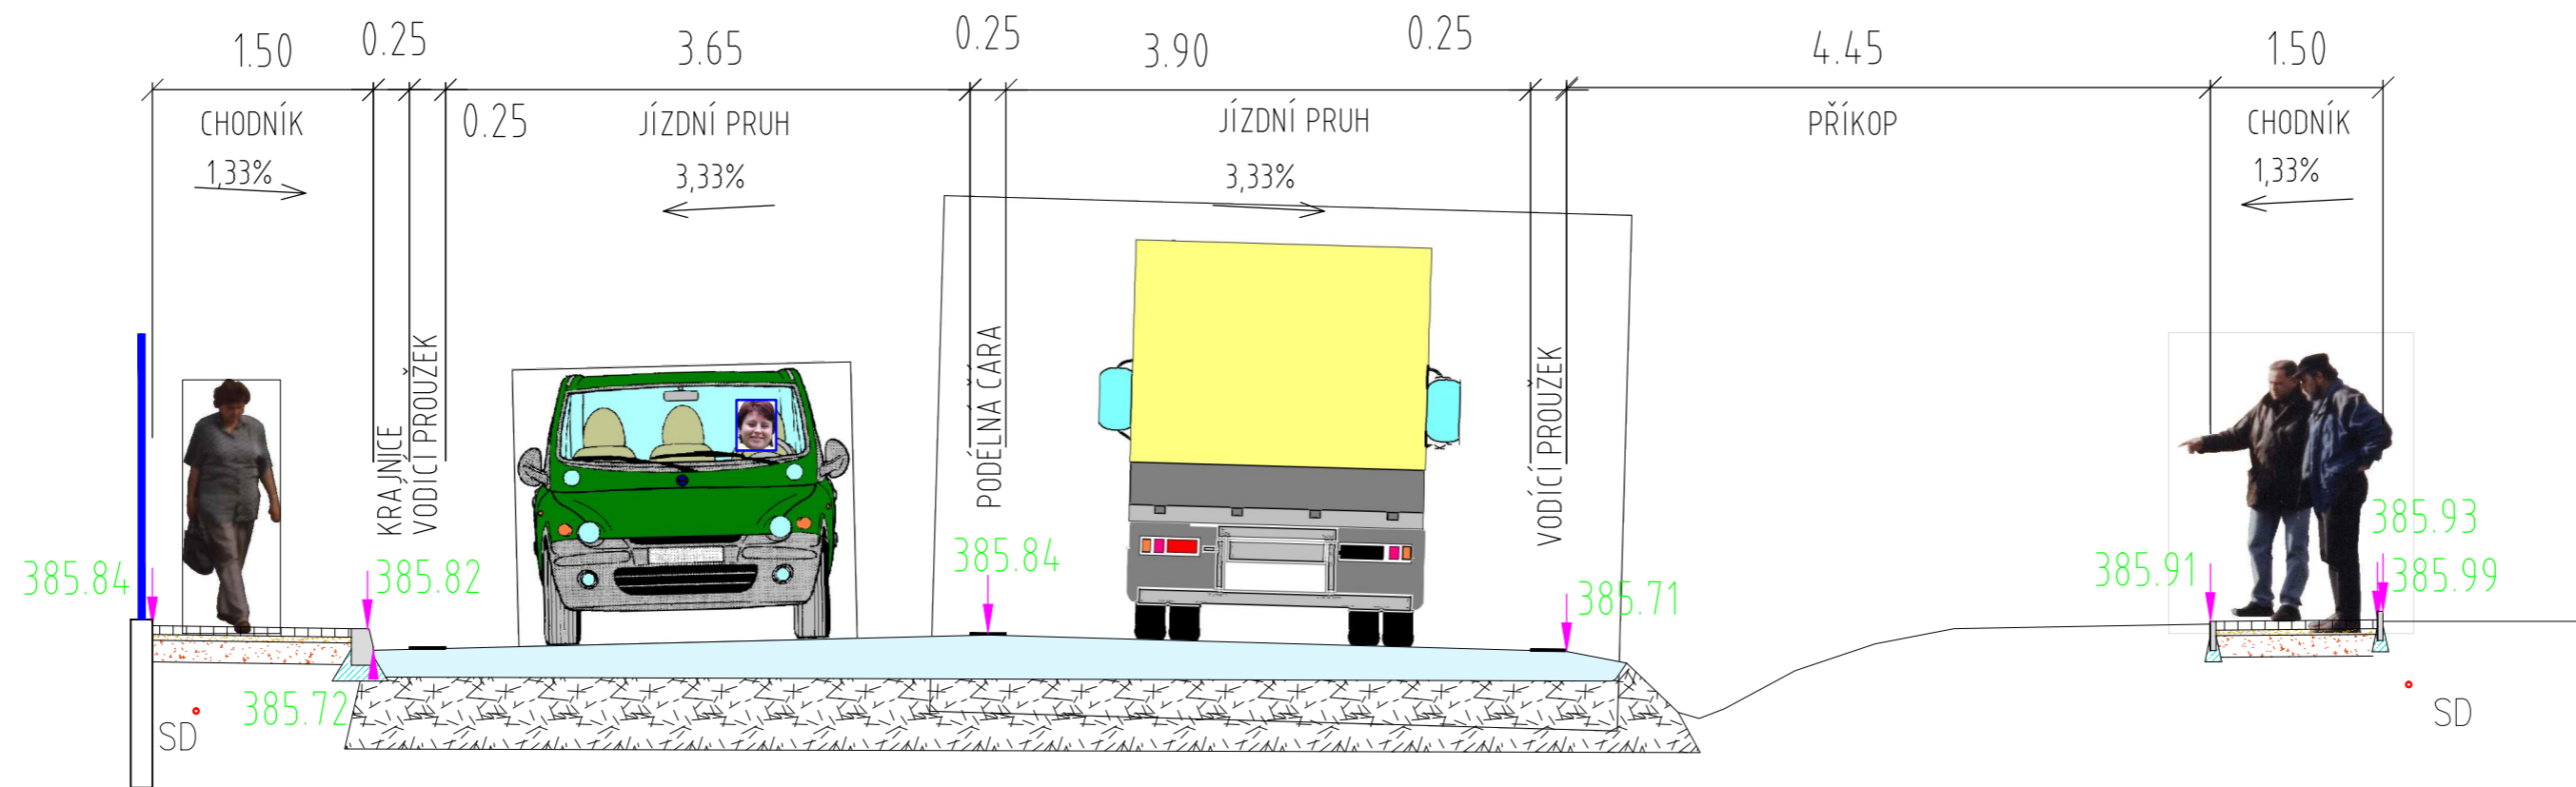

PŘÍČNÝ ŘEZ H - H 1:50

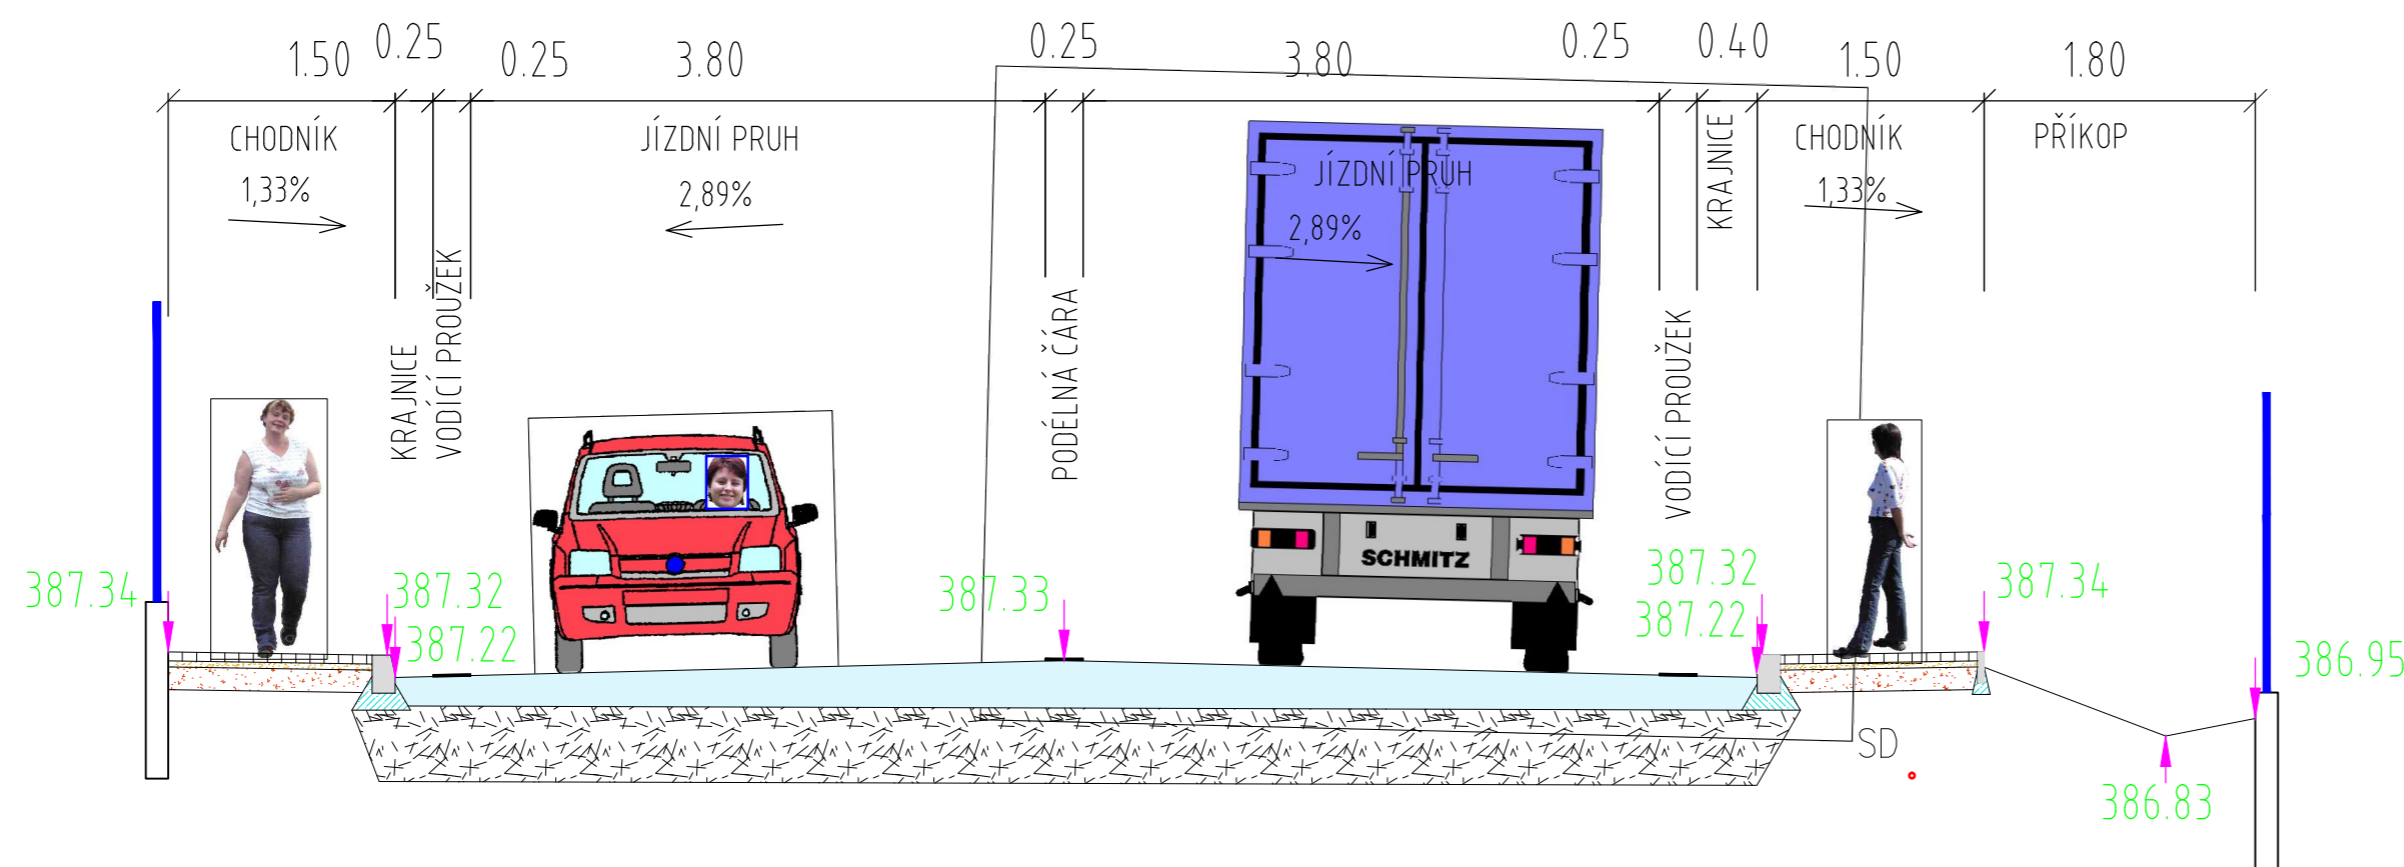

PŘÍČNÝ ŘEZ I - I 1:50

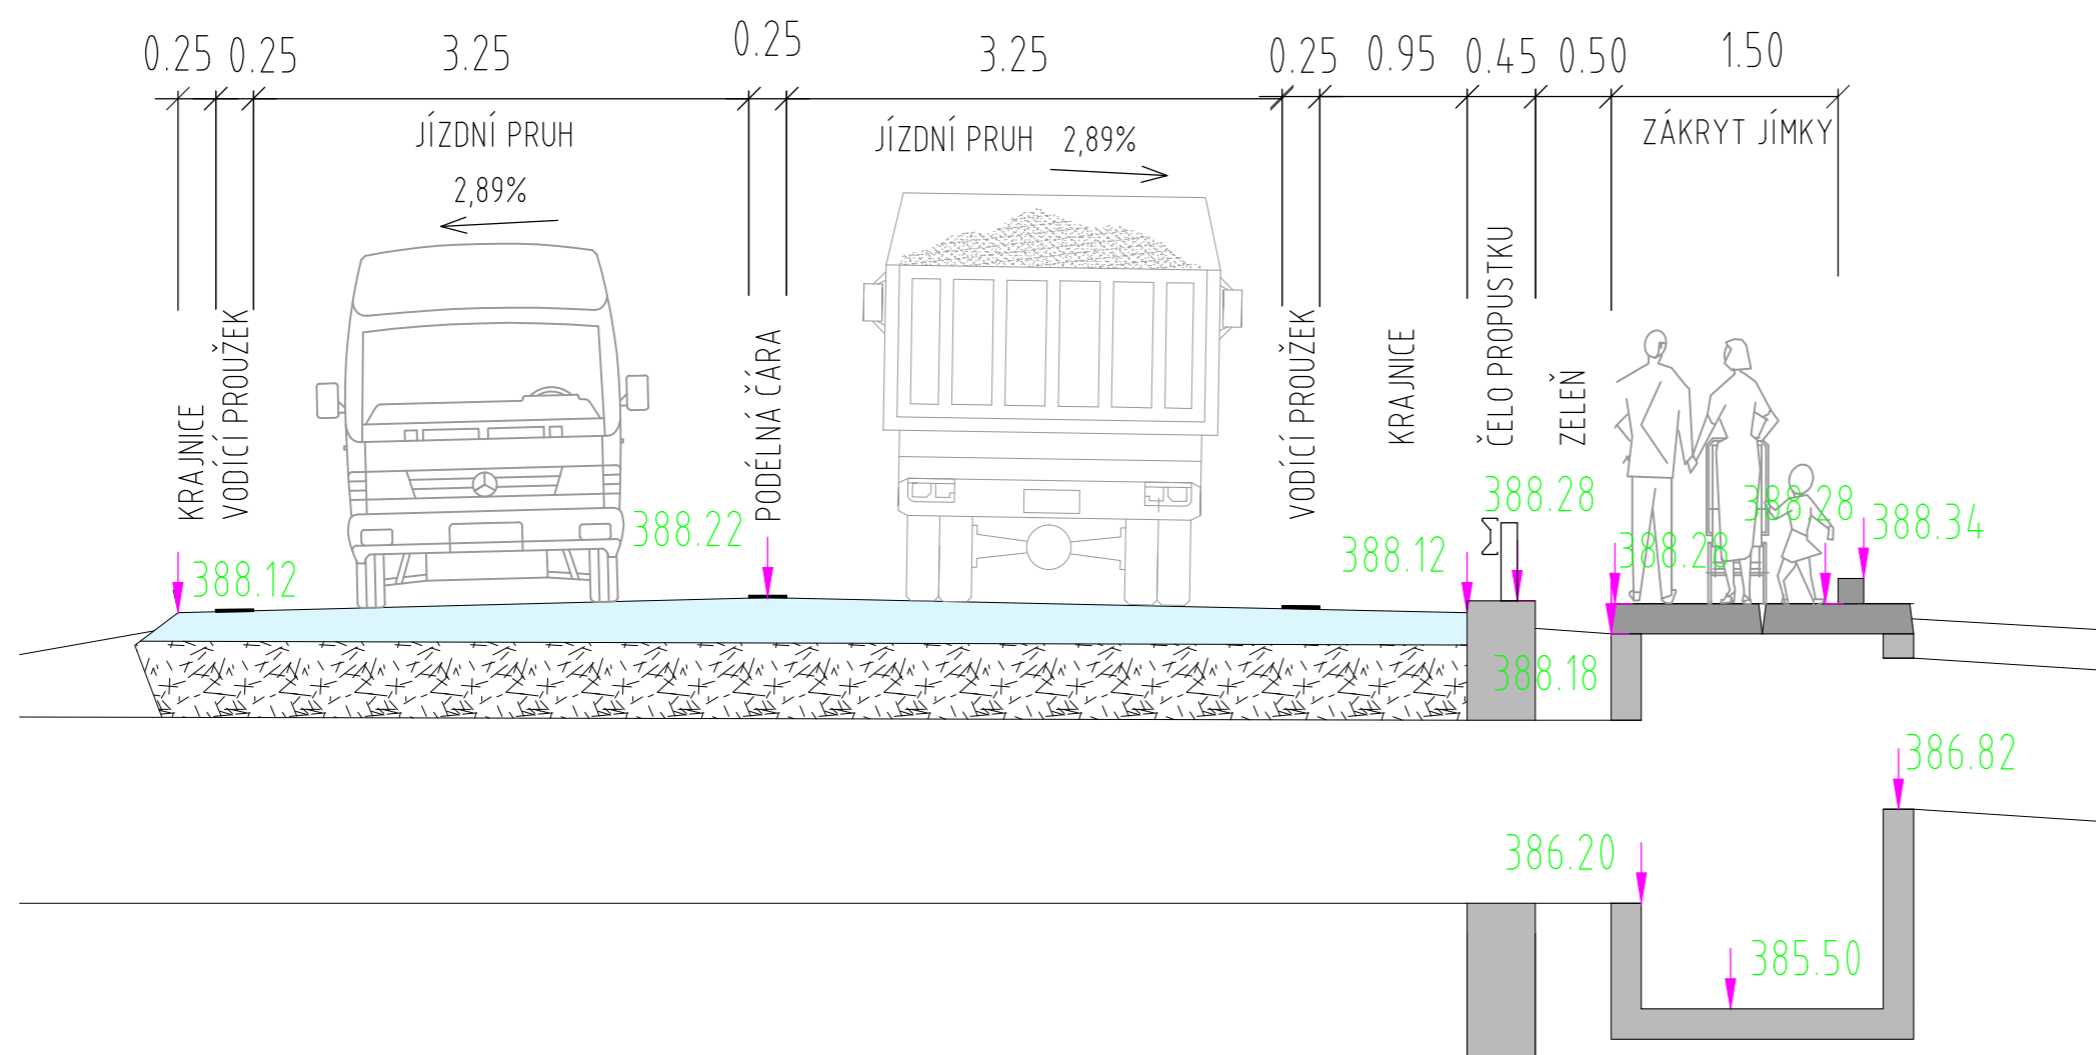


LEGENDA:

- NN – KABELY NÍZKÉHO NAPĚTÍ
- SD – SDĚLOVACÍ KABELY
- STLP – STL PLYNOVOD
- V – VODOVODNÍ POTRUBÍ
- KD – KANALIZACE DEŠŤOVÁ
- VO – VEŘEJNÉ OSVĚTLENÍ

INVESTING - Ing. Ivan Pšenička Projektční a inženýrská stavební kancelář Dlouhá 40, 110 00 Praha 1, tel/fax:224813218, mobil:603182961, e-mail:investing@logix.cz			
STŘEDOČESKÉ VODÁRNÝ a.s. Středisko projekce Kladno Ing. Marie Večeřová U Vodojemu 3085, 272 80 Kladno, tel: 312812134, fax: 312267508, e-mail: marie.vecerova@vkm.cz			
HL. PROJEKTANT: ING. EVA SVOBODOVÁ	KRESLIL: KAREL PAROLEK	KONTROLOVAL: ING. IVAN PŠENIČKA	
STAVBA: VÝSTAVBA CHODNÍKŮ V OBCI HOŘESEDLY I. ETAPA – CHODNÍKY V UL. KARLOVARSKÁ		STUPEŇ: DSP	MĚŘITKO: 1:50
INVESTOR: OBCENÍ ÚŘAD HOŘESEDLY		DATUM: 01/2010	Č. ZAKÁZKY:
OBSAH: VZOROVÉ PŘÍČNÉ ŘEZY		ODDÍL: STAVBA 3 C	Č. VÝKRESU: 1.2.3


PŘÍČNÝ ŘEZ G - G 1:100

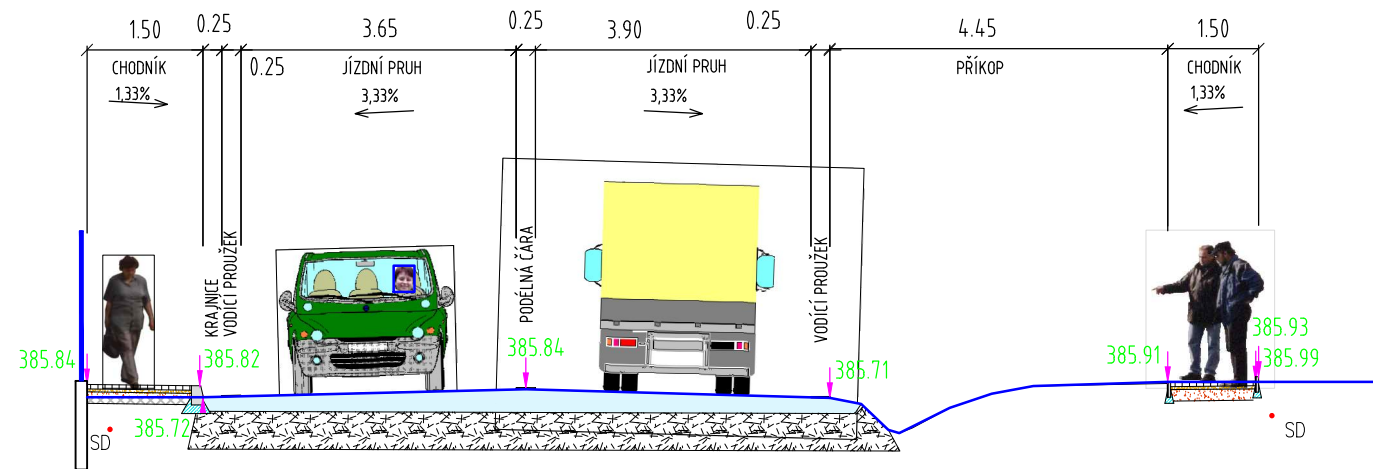


LEGENDA:

- NN – KABELY NÍZKÉHO NAPĚTÍ
- SD – SDĚLOVACÍ KABELY
- STLP – STL PLYNOVOD
- V – VODOVODNÍ POTRUBÍ
- KD – KANALIZACE DEŠŤOVÁ
- VO – VEŘEJNÉ OSVĚTLENÍ
- STÁVAJÍCÍ TERÉN
- ▨ NÁSEP
- ▨ ODKOP

PŘÍČNÝ ŘEZ H - H 1:100

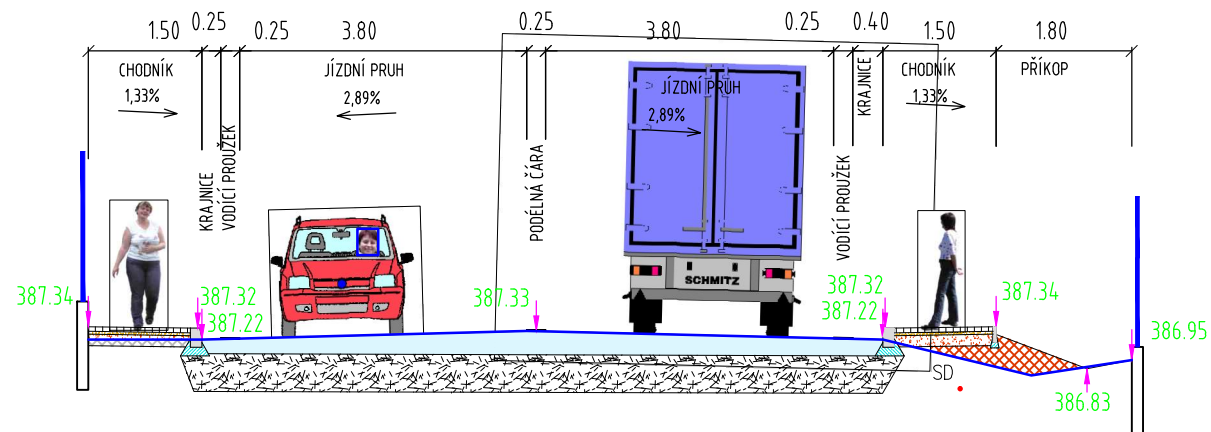

PŘÍČNÝ ŘEZ I - I 1:100

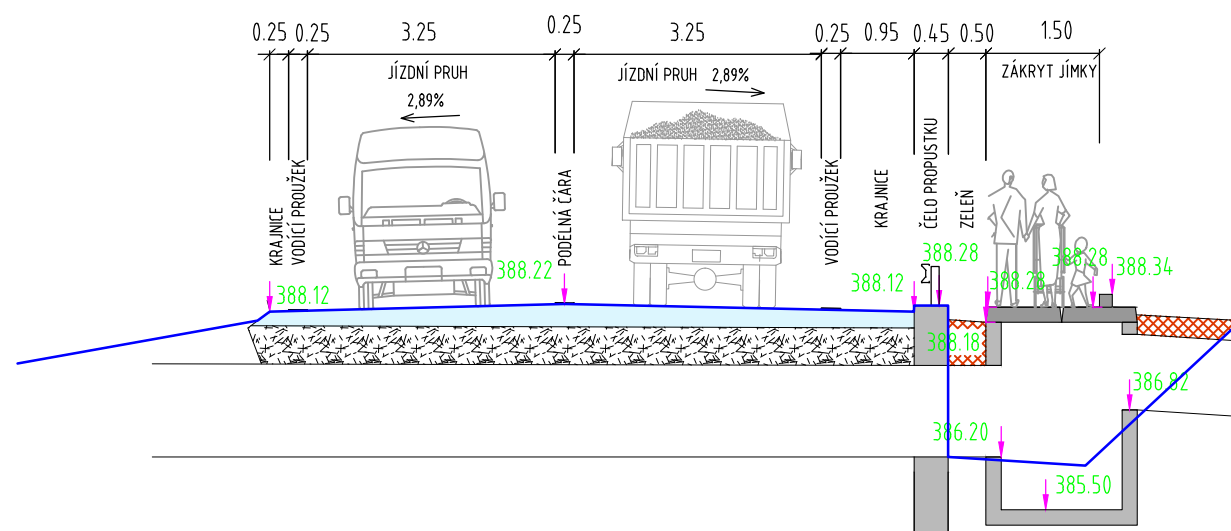

INVESTING - Ing. Ivan Pšenička Projektční a inženýrská stavební kancelář
Dlouhá 40, 110 00 Praha 1, tel/fax:224813218, mobil:603182961, e-mail:investing@login.cz




STŘEDOČESKÉ VODÁRNÝ a.s. Středisko projekce Kladno Ing. Marie Večeřová
U Vodajemu 3085, 272 80 Kladno, tel: 312812134, fax: 312267508, e-mail: marie.vecerova@vkm.cz



HL. PROJEKTANT: ING. EVA SVOBODOVÁ	KRESLIČ: KAREL PAROLEK	KONTROLOVAL: ING. IVAN PŠENIČKA
STAVBA: VÝSTAVBA CHODNÍKŮ V OBCI HOŘESEDLY I. ETAPA – CHODNÍKY V UL. KARLOVARSKÁ		STUPEŇ: DSP
INVESTOR: OBEČNÍ ÚŘAD HOŘESEDLY		MĚŘITKO: 1:100
OBSAH: CHARAKTERISTICKÉ PŘÍČNÉ ŘEZY		DATUM: 01/2010
		Č. ZAKÁZKY:
		ODDÍL: STAVBA 3
		Č. VÝKRESU: C 1.2.4

DOPRAVNÍ ZNAČENÍ 1:500

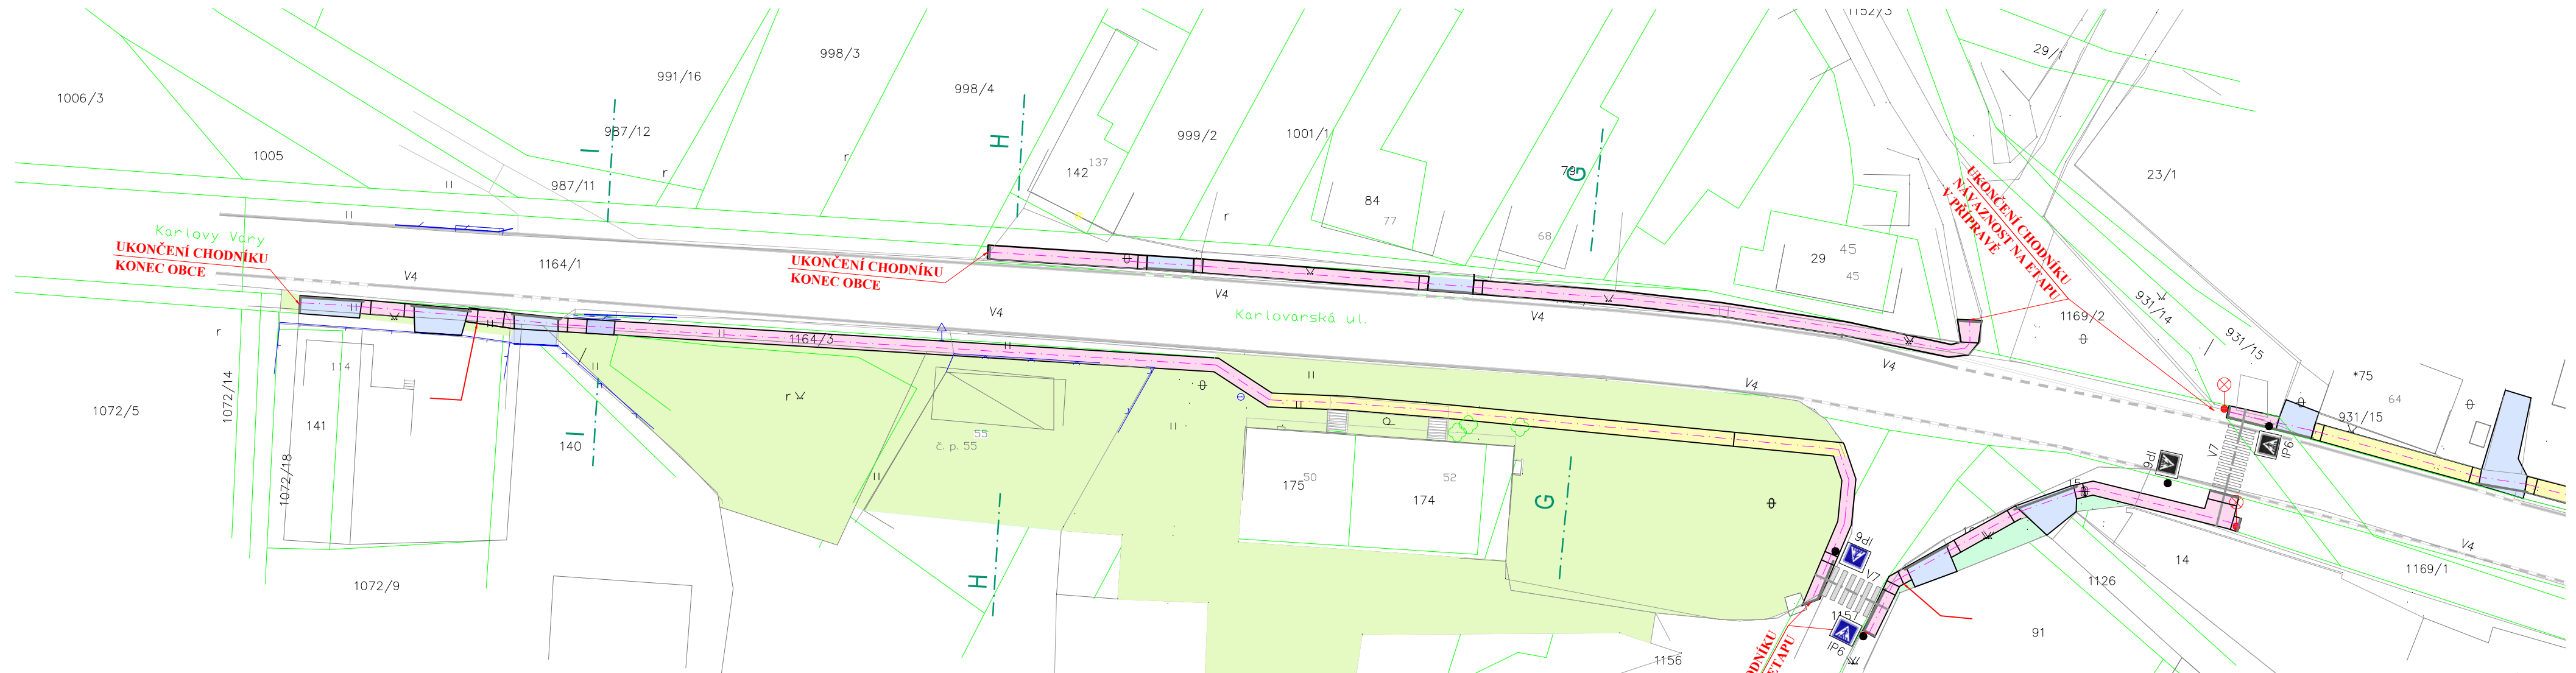

LEGENDA PLOCH SITUACE:

- NAVRŽENÝ CHODNÍK
- REKONSTRUKCE VJEZDU
- REKONSTRUKCE CHODNÍKU
- STÁVAJÍCÍ ZELEŇ
- ZASTROPENÍ ODVODŇOVACÍHO OBJEKTU
- VODOROVNÉ DZN STÁVAJÍCÍ DLE ZAMĚŘENÍ
- STÁVAJÍCÍ PŘECHOD PRO CHODCE
- NAVRŽENÝ PŘECHOD PRO CHODCE
- SLOUPEK SVISLÉHO DZN

NOVÉ DOPRAVNÍ ZNAČENÍ ZAKRESLENO BAREVNĚ. STÁVAJÍCÍ ZNAČENÍ ZAKRESLENO ČERNOBÍLE. NA VÝKRESU NENÍ ZAKRESLENO STÁVAJÍCÍ DOPRAVNÍ ZNAČENÍ NESOUVISEJÍCÍ SE STAVBOU. PRO UMÍSTĚNÍ NOVÉHO DZN PLATÍ TP 65

INVESTING- Ing. Ivan Pšenička Projektční a inženýrská stavební kancelář <small>Dlouhá 40, 110 00 Praha 1, tel/fax:224813218, mobil:603182961, e-mail:investing@logix.cz</small>		
STŘEDOČESKÉ VODÁRNÝ a.s. Středisko projekce Kladno Ing. Marie Večeřová <small>U Vodárenu 3085, 272 80 Kladno, tel: 312812134, fax: 312267508, e-mail: marie.vecerova@vkm.cz</small>		
HL. PROJEKTANT: ING. EVA SVOBODOVÁ	KRESLIČ: KAREL PAROLEK	KONTROLOVAL: ING. IVAN PŠENIČKA
STAVBA: X ÚVĚKÓČÓPUÖP S ÁÁJÓÓÁPU ÖÜÖÖŠY ÖÖVÖÜÖÖPÖP SYÁKÁŠÖÖÜSUXÖÜÜS7		STUPEŇ: DSP
INVESTOR: OBECNÍ ÚŘAD HOŘESDLY		MĚŘITKO: 1:500
OBSAH: DOPRAVNÍ ZNAČENÍ		DATUM: 01/2010
		Č. ZAKÁZKY: 1.2.7
		ODDÍL: STAVBA 3 C
		Č. VÝKRESU: 1.2.7